





k.ú. Olešnice u Rychnova nad Kněžnou

	ZODPOVĚDNÝ PROJEKTANT:	VYPRACOVAL:	SCHVÁLIL:	 BOHEMIATEL [®] Libušská 210, 142 00 Praha 4 tel: 241470038		
	V. Procházka	D. Matuška	J. Kratochvíl			
	INVESTOR: CETIN a.s.	Českomoravská 2510/19 190 00 Praha 9				
	MĚSTO: Olešnice	KRAJ: Královéhradecký	FORMÁT:	A4		
Trasa výkopu: 	FTTx_Č_NGA_V_NIO4_Olešnice_OLRYC1_OK			DATUM:	1/2023	
	přehledová situace			STUPEŇ:	DUR	
				ČÍSLO ZAKÁZKY:	P23-0010	
			MĚŘÍTKO:	-	ČÍSLO VÝKRESU:	C.1.2


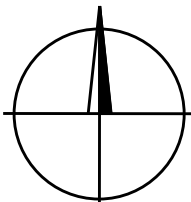


**k.ú. OLEŠNICE U RYCHNOVA
NAD KNĚŽNOU**

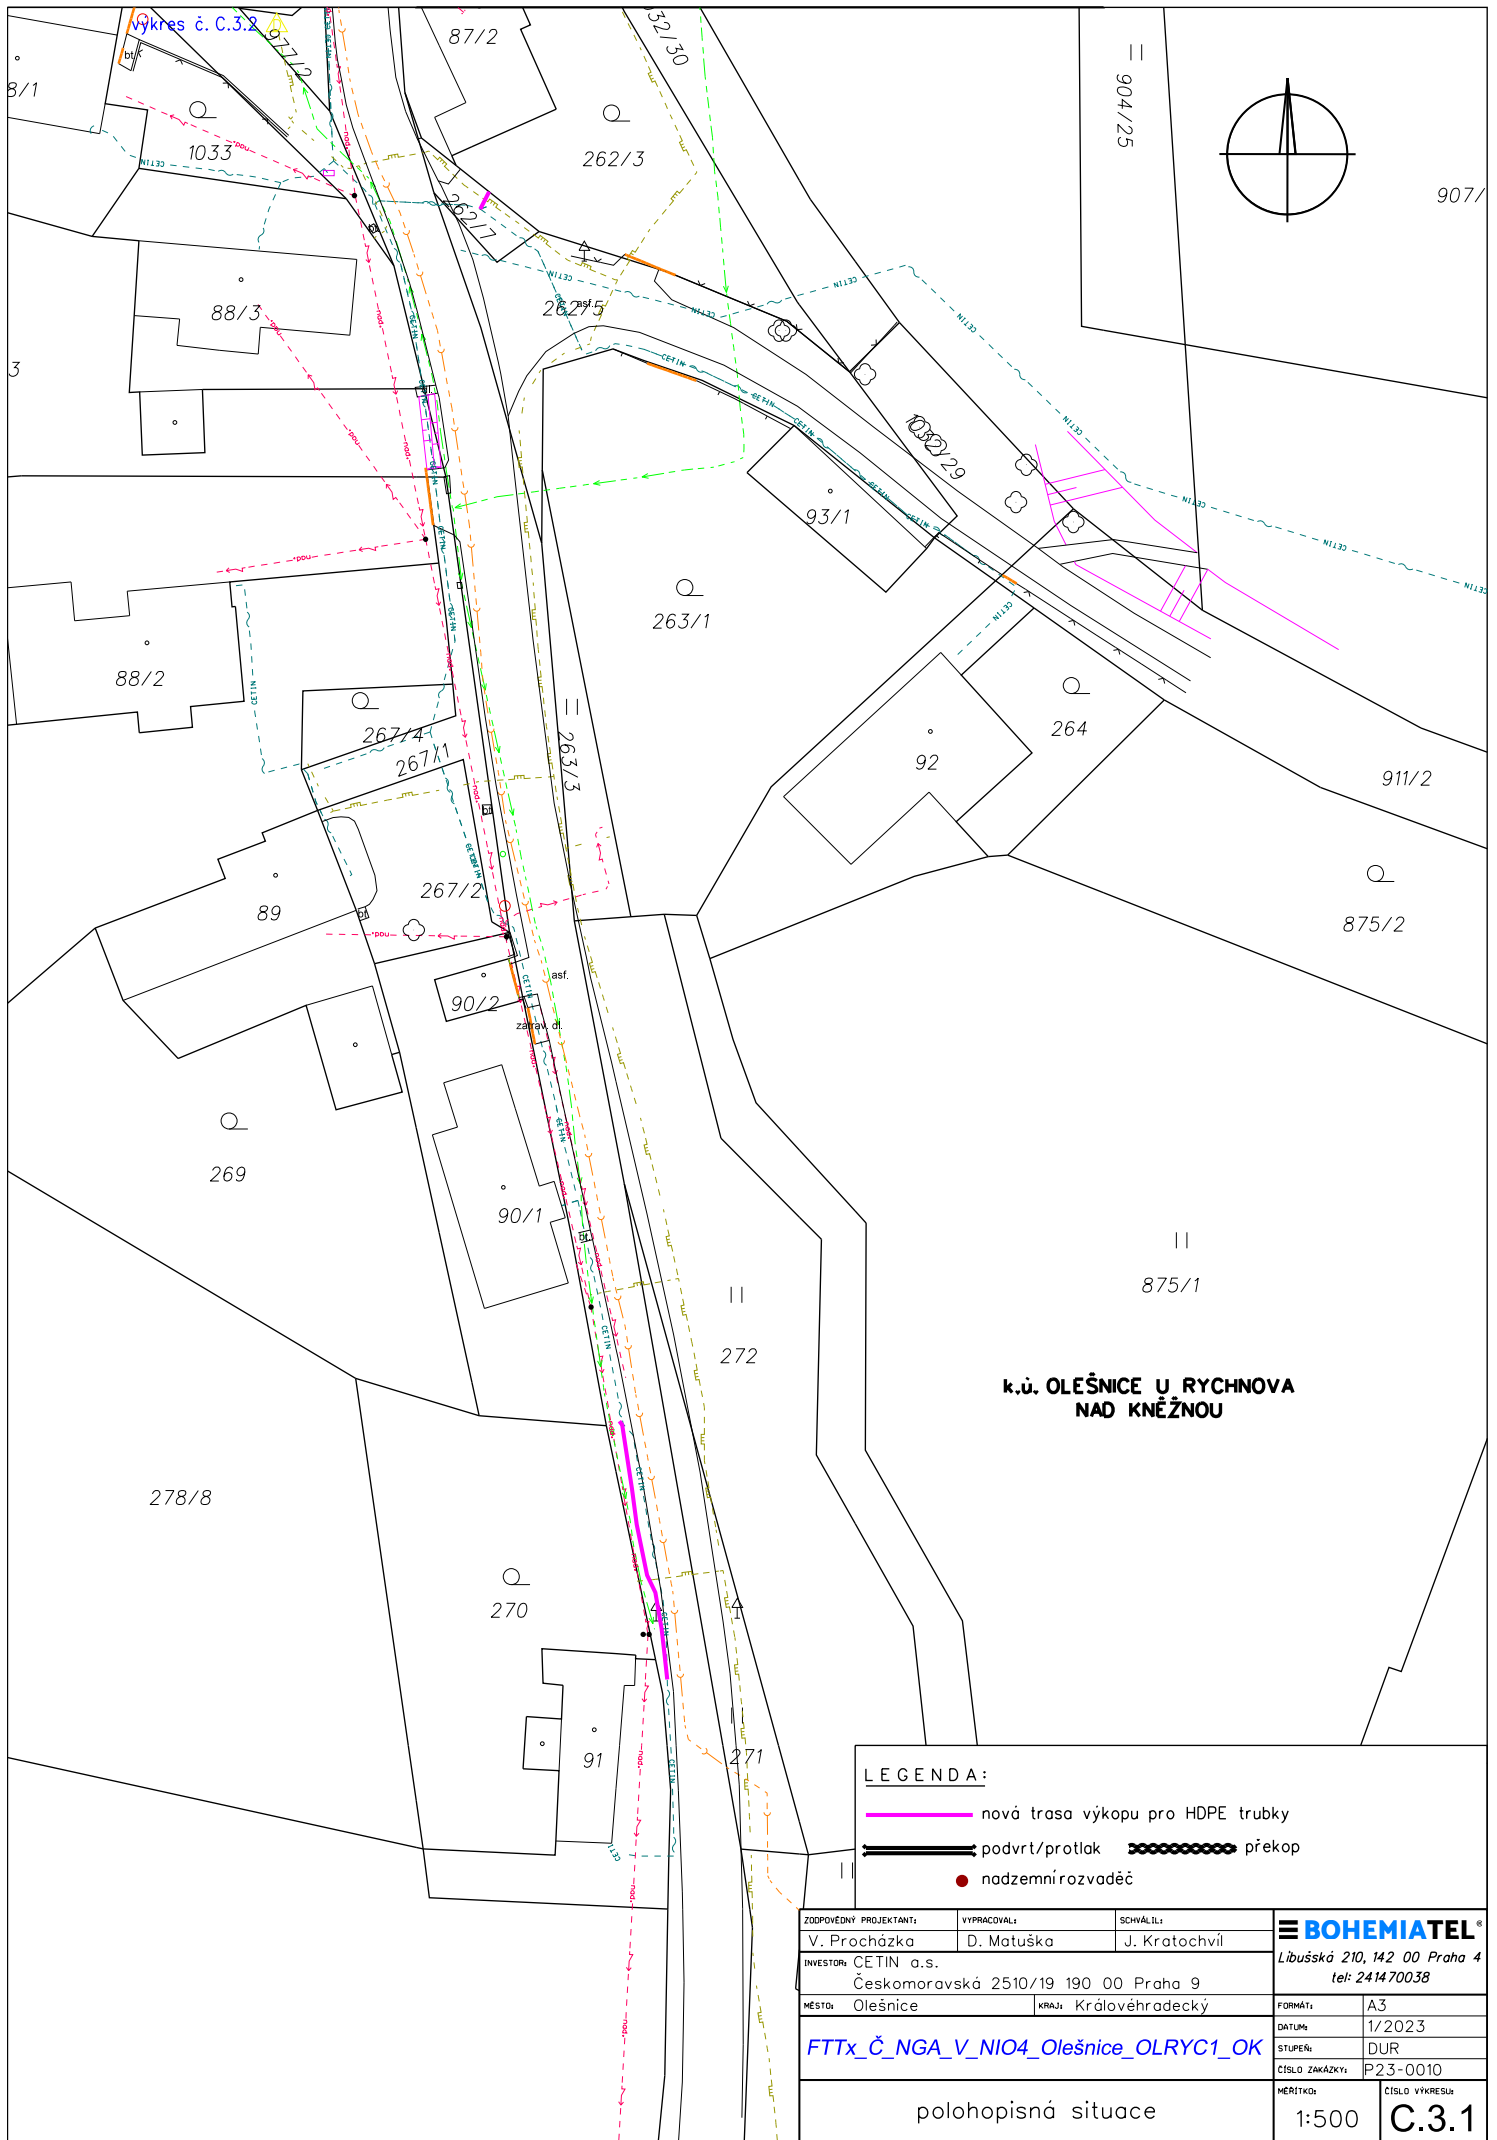LEGENDA:

- nová trasa výkopu pro HDPE trubky
- podvrť/protlak překop
- nadzemní rozvaděč


ZODPOVĚDNÝ PROJEKTANT:	VYPRACOVAL:	SCHVÁLIL:	BOHEMIATEL[®] Libušská 210, 142 00 Praha 4 tel: 241470038
V. Procházka	D. Matuška	J. Kratochvíl	
INVESTOR: CETIN a.s. Českomoravská 2510/19 190 00 Praha 9			FORMÁT: A3
MĚSTO: Olešnice	KRAJ: Královéhradecký	DATA: 1/2023	STUPEŇ: DUR
FTTx_Č_NGA_V_NIO4_Olešnice_OLRYC1_OK			ČÍSLO ZAKÁZKY: P23-0010
polohopisná situace			MĚŘÍTKO: 1:500 ČÍSLO VÝKRESU: C.3.1

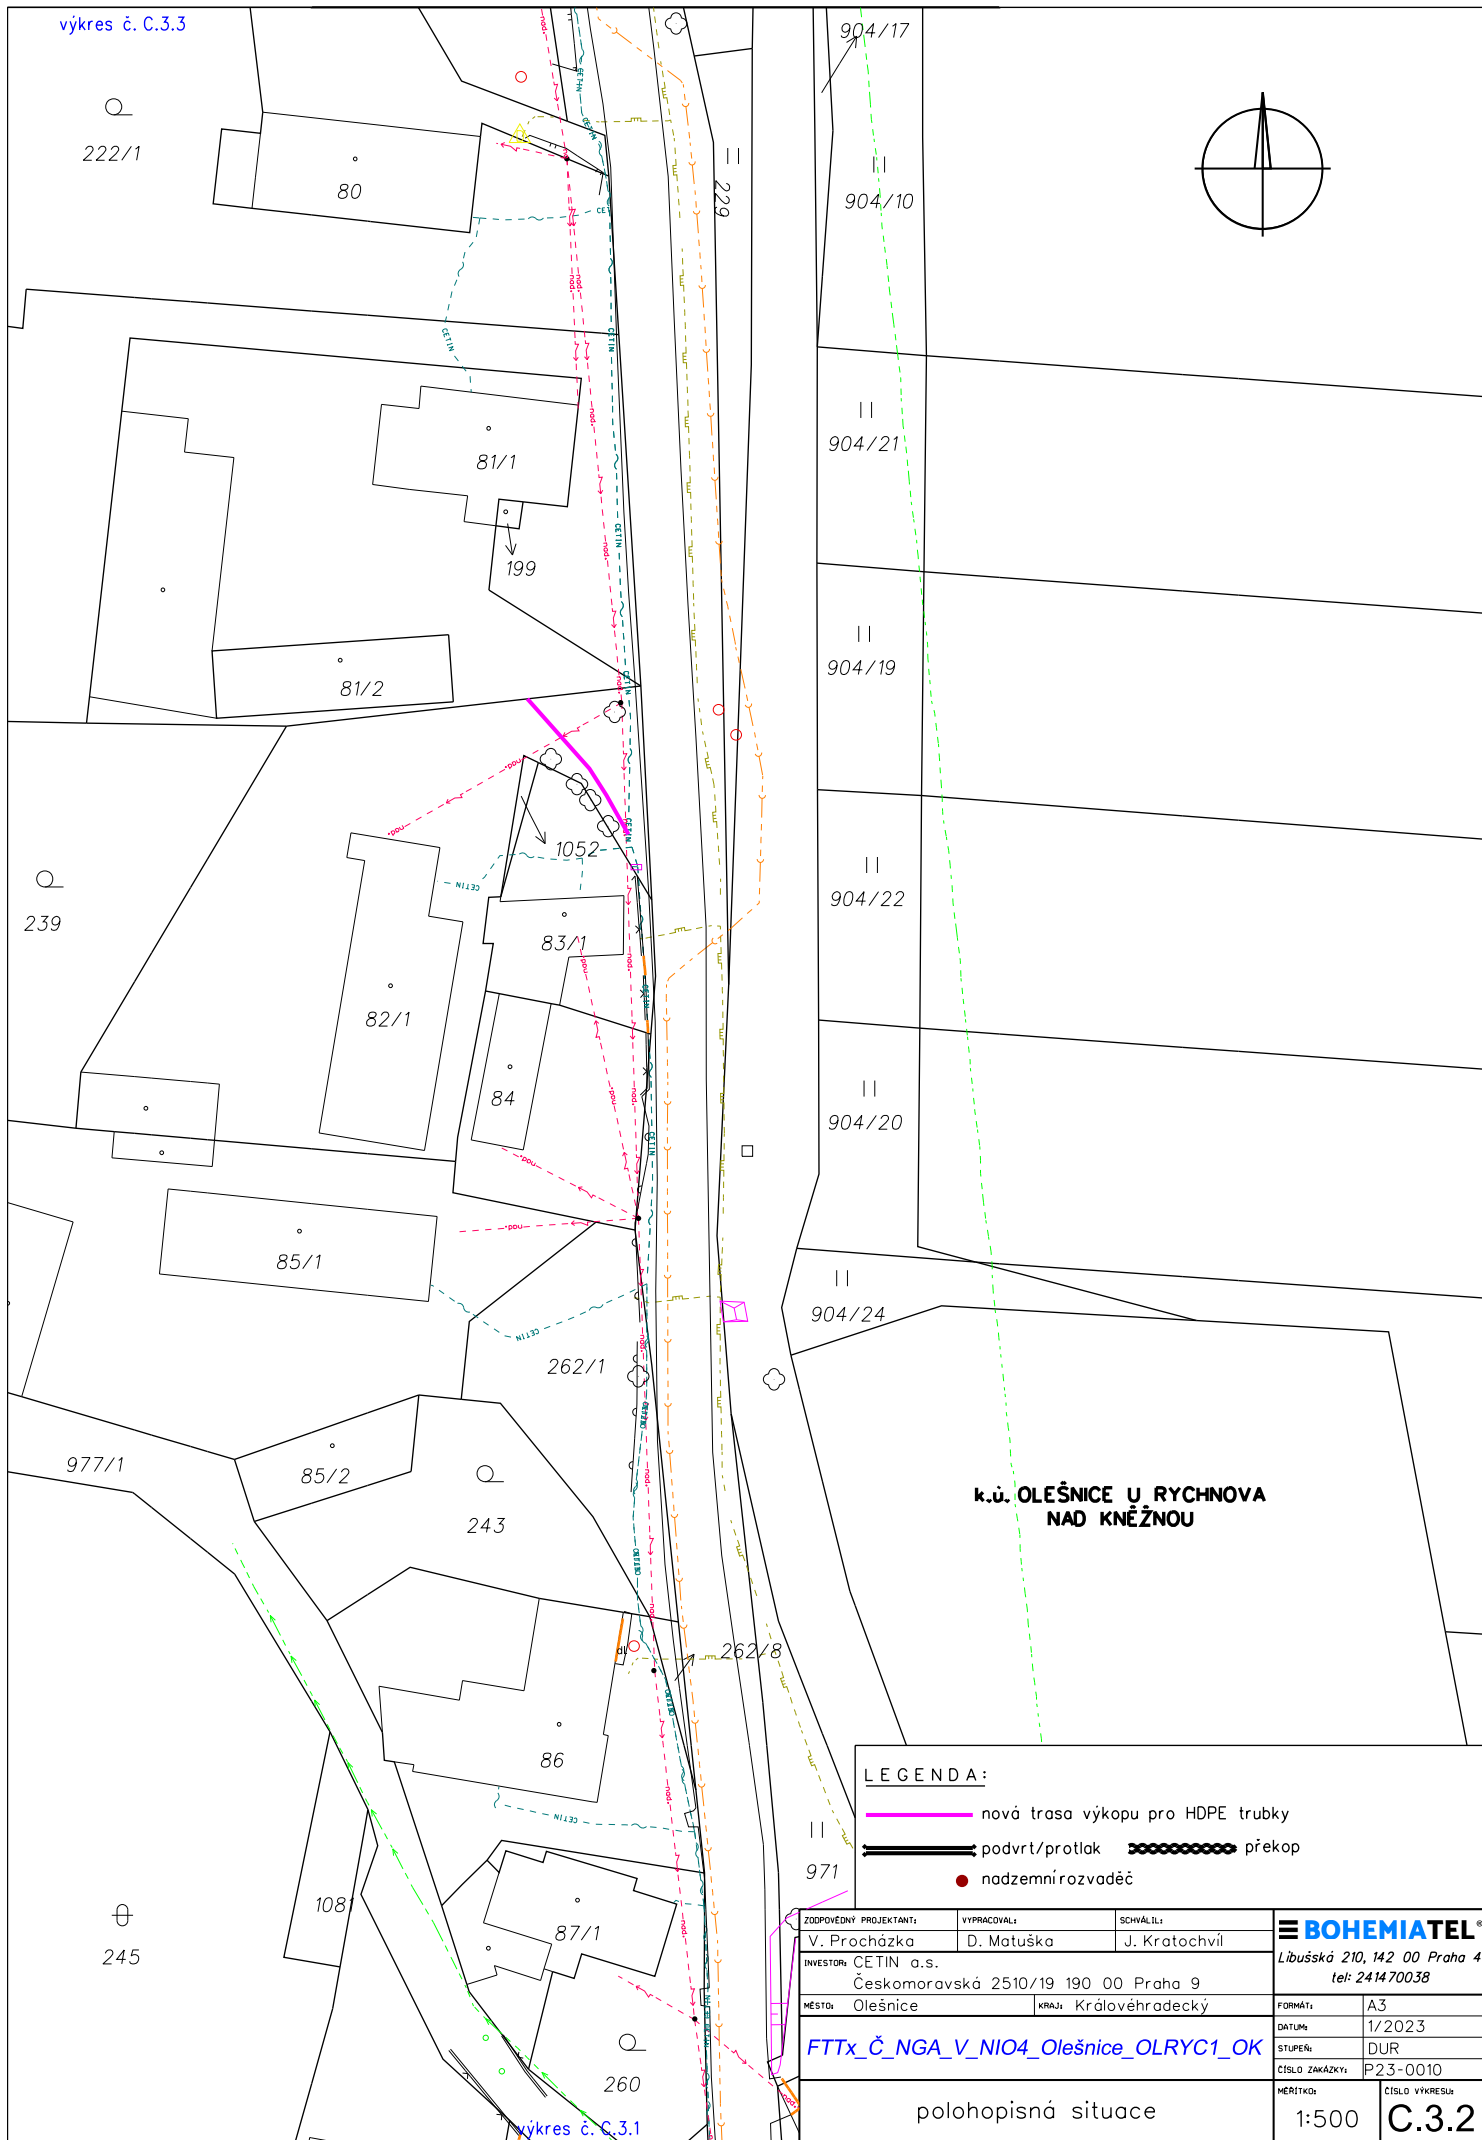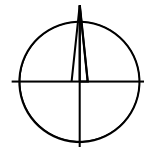

LEGENDA:

- nová trasa výkopu pro HDPE trubky
- podvrstí/protlak překop
- nadzemní rozvaděč

ZODPOVĚDNÝ PROJEKTANT:	VYPRACOVAL:	SCHVÁLIL:	BOHEMIATEL [®] Libušská 210, 142 00 Praha 4 tel: 241470038
V. Procházka	D. Matuška	J. Kratochvíl	
INVESTOR: CETIN a.s. Českomoravská 2510/19 190 00 Praha 9			FORMÁT: A3
MĚSTO: Olešnice	KRAJ: Královéhradecký	DATA: 1/2023	STUPEŇ: DUR
FTTx_Č_NGA_V_NIO4_Olešnice_OLRYC1_OK			ČÍSLO ZAKÁZKY: P23-0010
polohopisná situace			MĚŘÍTKO: 1:500 ČÍSLO VÝKRESU: C.3.2

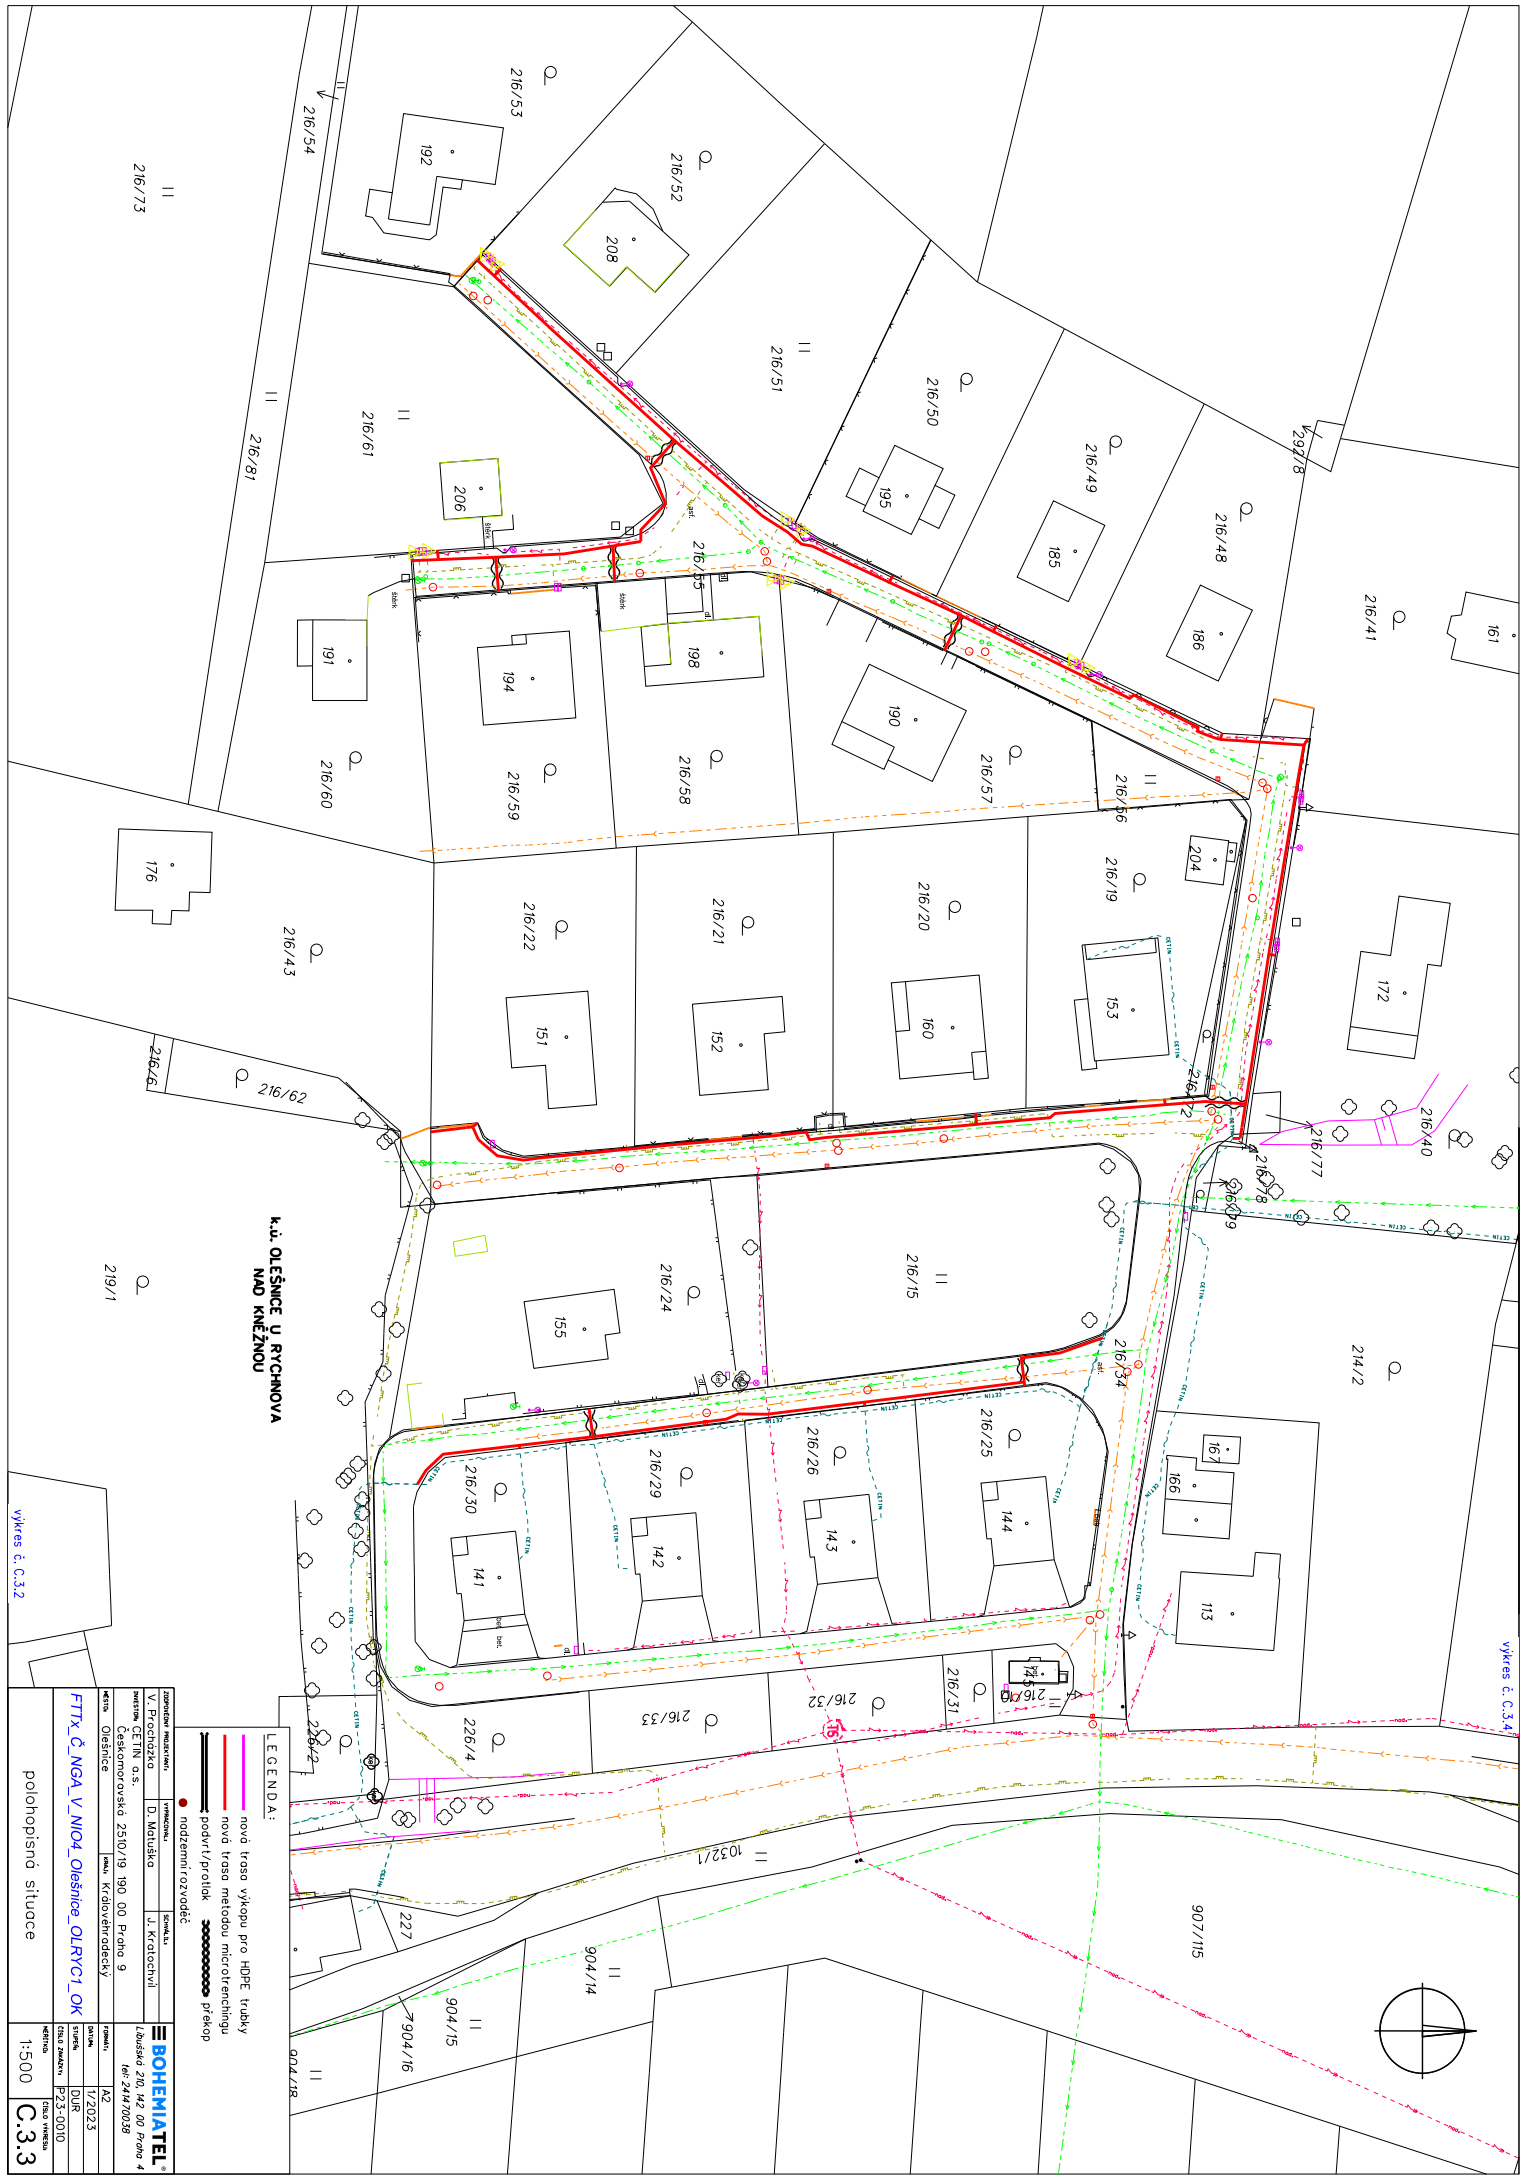

**k.ú. OLEŠNICE U RYCHNOVA
NAD KNEŽNOU**

LEGENDA:


- nová trasa výkopu pro HDPE trubky
- nová trasa metodou microtrenchingu
- podvrh/protok
- podzemní rozvodec
- podzemní rozvodec

OBDOBÍ REALIZACE	VÝMĚNA	SOUSLADÍ	BOHEMIATEL
V. Prachovsko	D. Matuško	J. Kratochvíl	Libušeč 2/0, 142 00 Praha 4 IČ: 24870098
investor	Českomoravská 2510/19 190 00 Praha 9		
území	Olešnice	mal. Křádověradický	
datum	1/2023		
stavba	DUR		
číslo zakázky	P23-0010		
měřítka	1:500		
číslo výkresu	C.3.3		


polohopisná situace

výkres č. C.3.2

výkres č. C.3.4

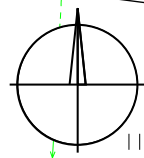

**k.ú. OLEŠNICE U RYCHNOVA
NAD KNĚŽNOU**

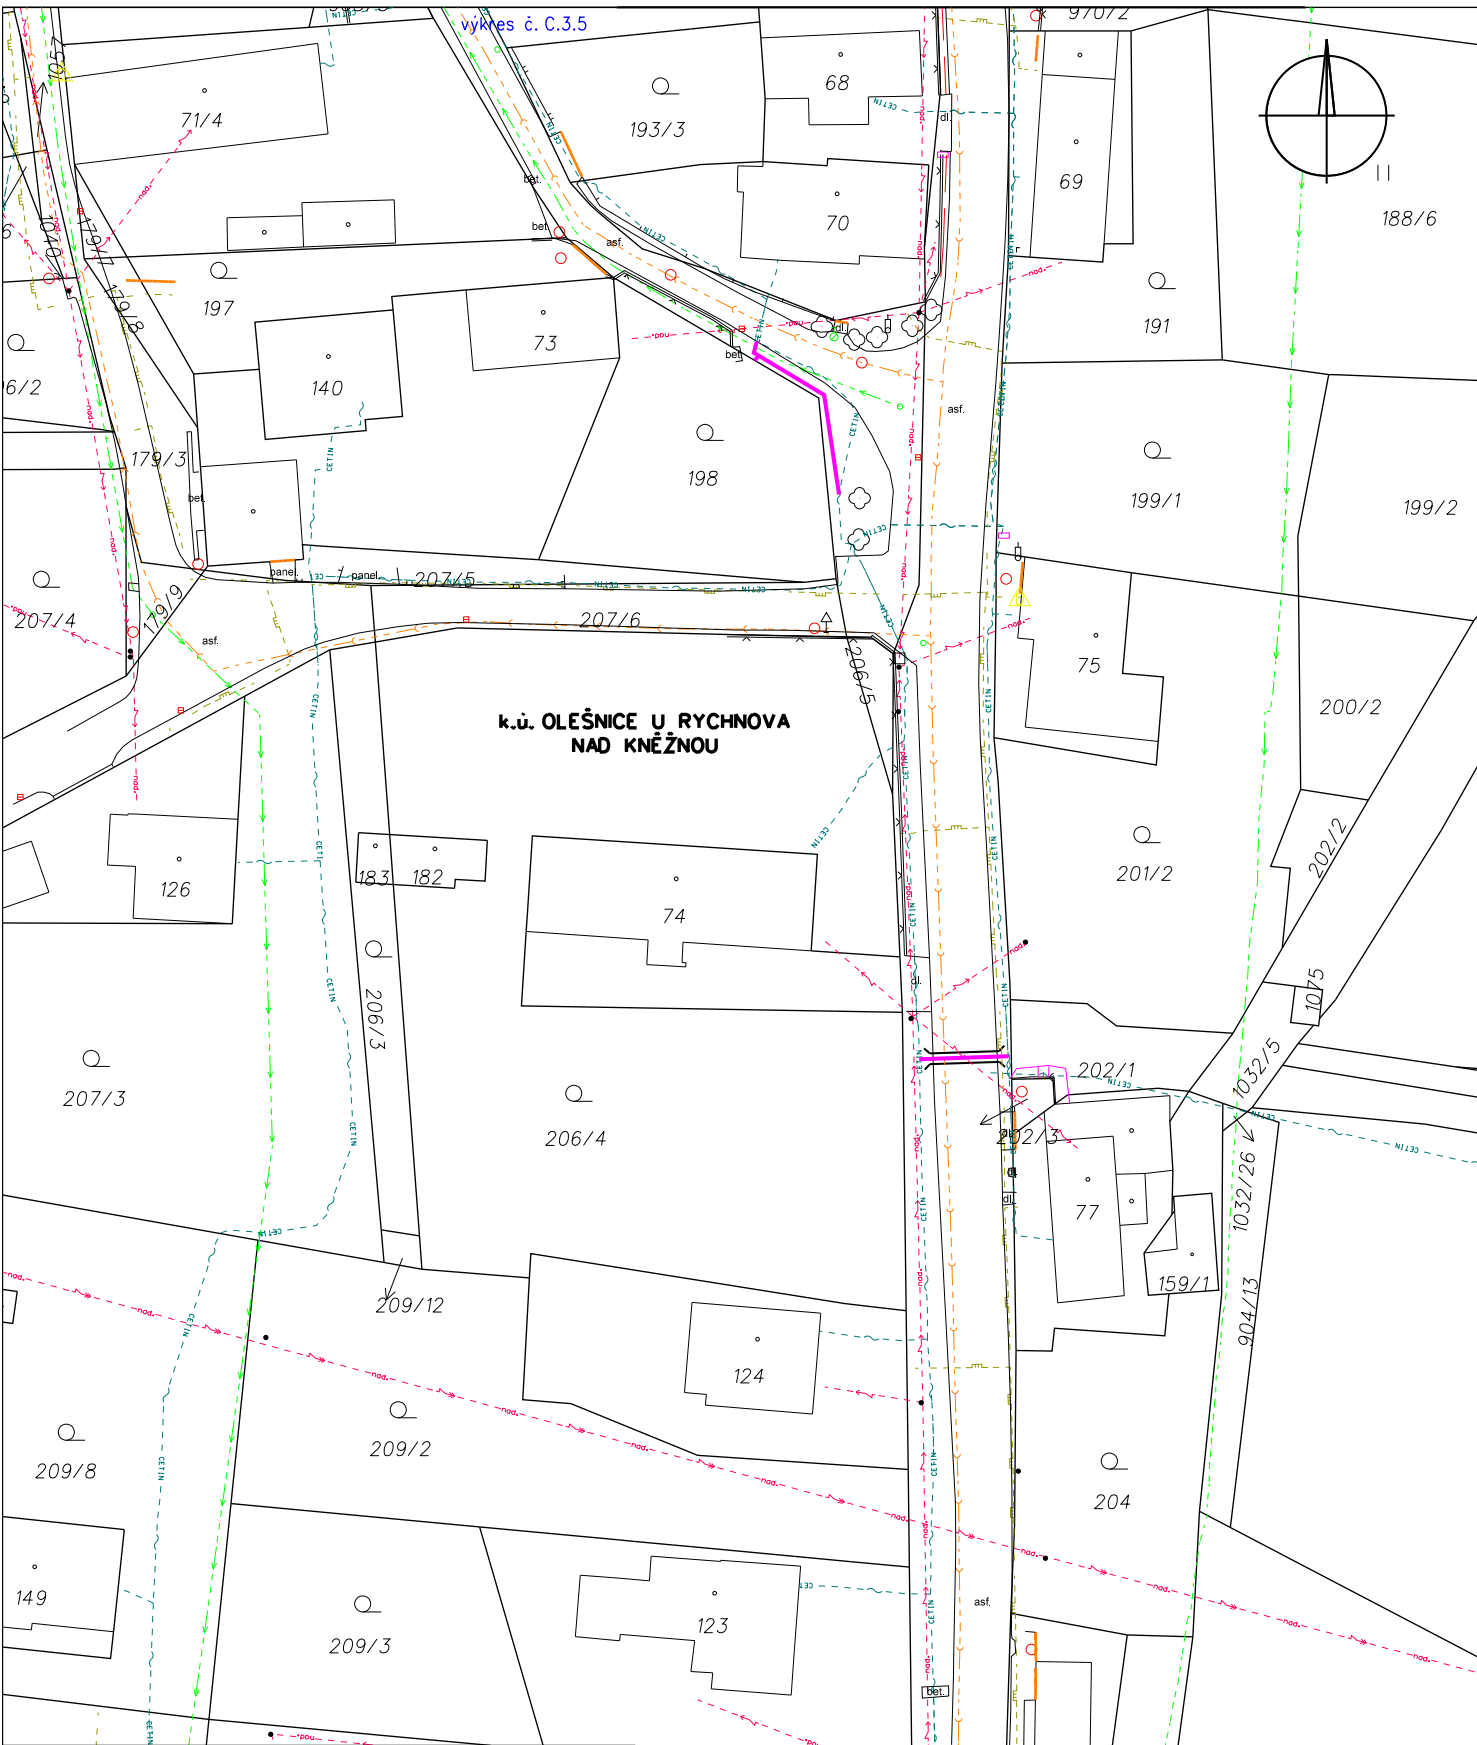

LEGENDA:

- nová trasa výkopu pro HDPE trubky
- podvrst/protlak - - - - - překop
- nadzemní rozvaděč

ZODPOVĚDNÝ PROJEKTANT: V. Procházka	VYPRACOVAL: D. Matuška	SCHVÁLIL: J. Kratochvíl
INVESTOR: CETIN a.s. Českomoravská 2510/19 190 00 Praha 9		
MĚSTO: Olešnice	KRAJ: Královéhradecký	


FTTx_Č_NGA_V_NIO4_Olešnice_OLRYC1_OK

polohopisná situace

BOHEMIATEL®
Libušská 210, 142 00 Praha 4
tel: 241470038

FORMÁT:	A3
DATUM:	1/2023
STUPEŇ:	DUR
ČÍSLO ZAKÁZKY:	P23-0010

MĚRÍTKO:	1:500
ČÍSLO VÝKRESU:	C.3.4

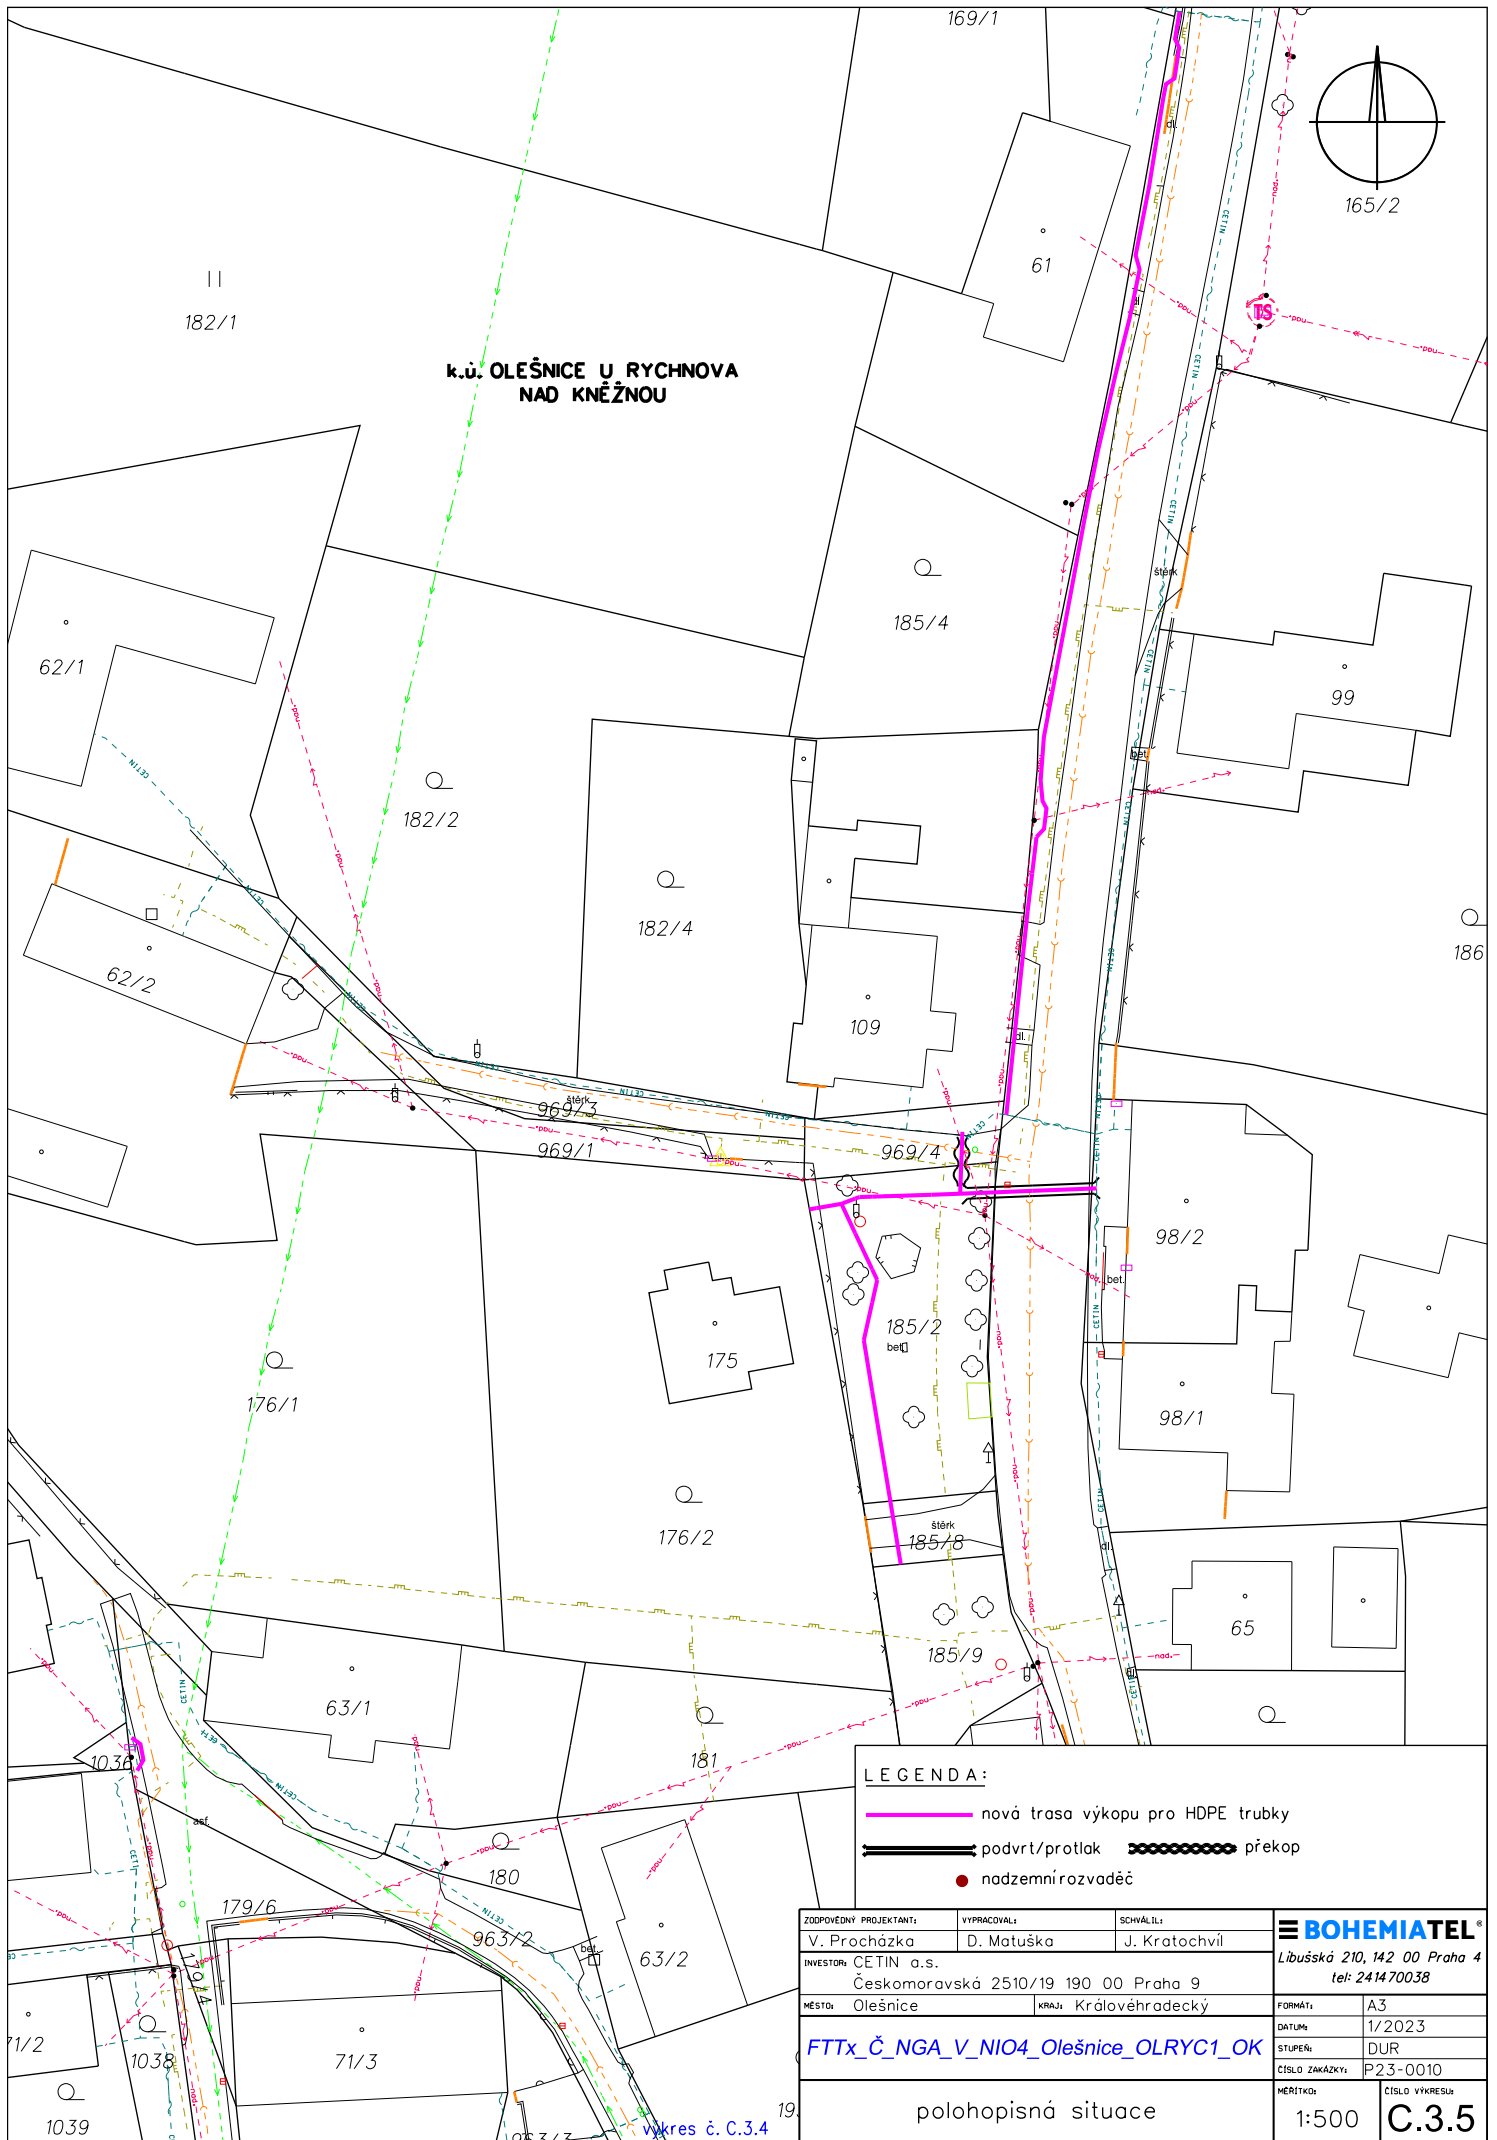


k.ú. OLEŠNICE U RYCHNOVA
NAD KNĚŽNOU

LEGENDA:

- nová trasa výkopu pro HDPE trubky
- podvrst/protlak překop
- nadzemní rozvaděč


ZODPOVĚDNÝ PROJEKTANT:	VYPRACOVAL:	SCHVÁLIL:	BOHEMIATEL [®] Libušská 210, 142 00 Praha 4 tel: 241470038
V. Procházka	D. Matuška	J. Kratochvíl	
INVESTOR: CETIN a.s. Českomoravská 2510/19 190 00 Praha 9			FORMÁT: A3
MĚSTO: Olešnice	KRAJ: Královéhradecký	DATA: 1/2023	STUPEŇ: DUR
FTTx_Č_NGA_V_NIO4_Olešnice_OLRYC1_OK			ČÍSLO ZAKÁZKY: P23-0010
polohopisná situace			MĚŘÍTKO: 1:500
			ČÍSLO VÝKRESU: C.3.5

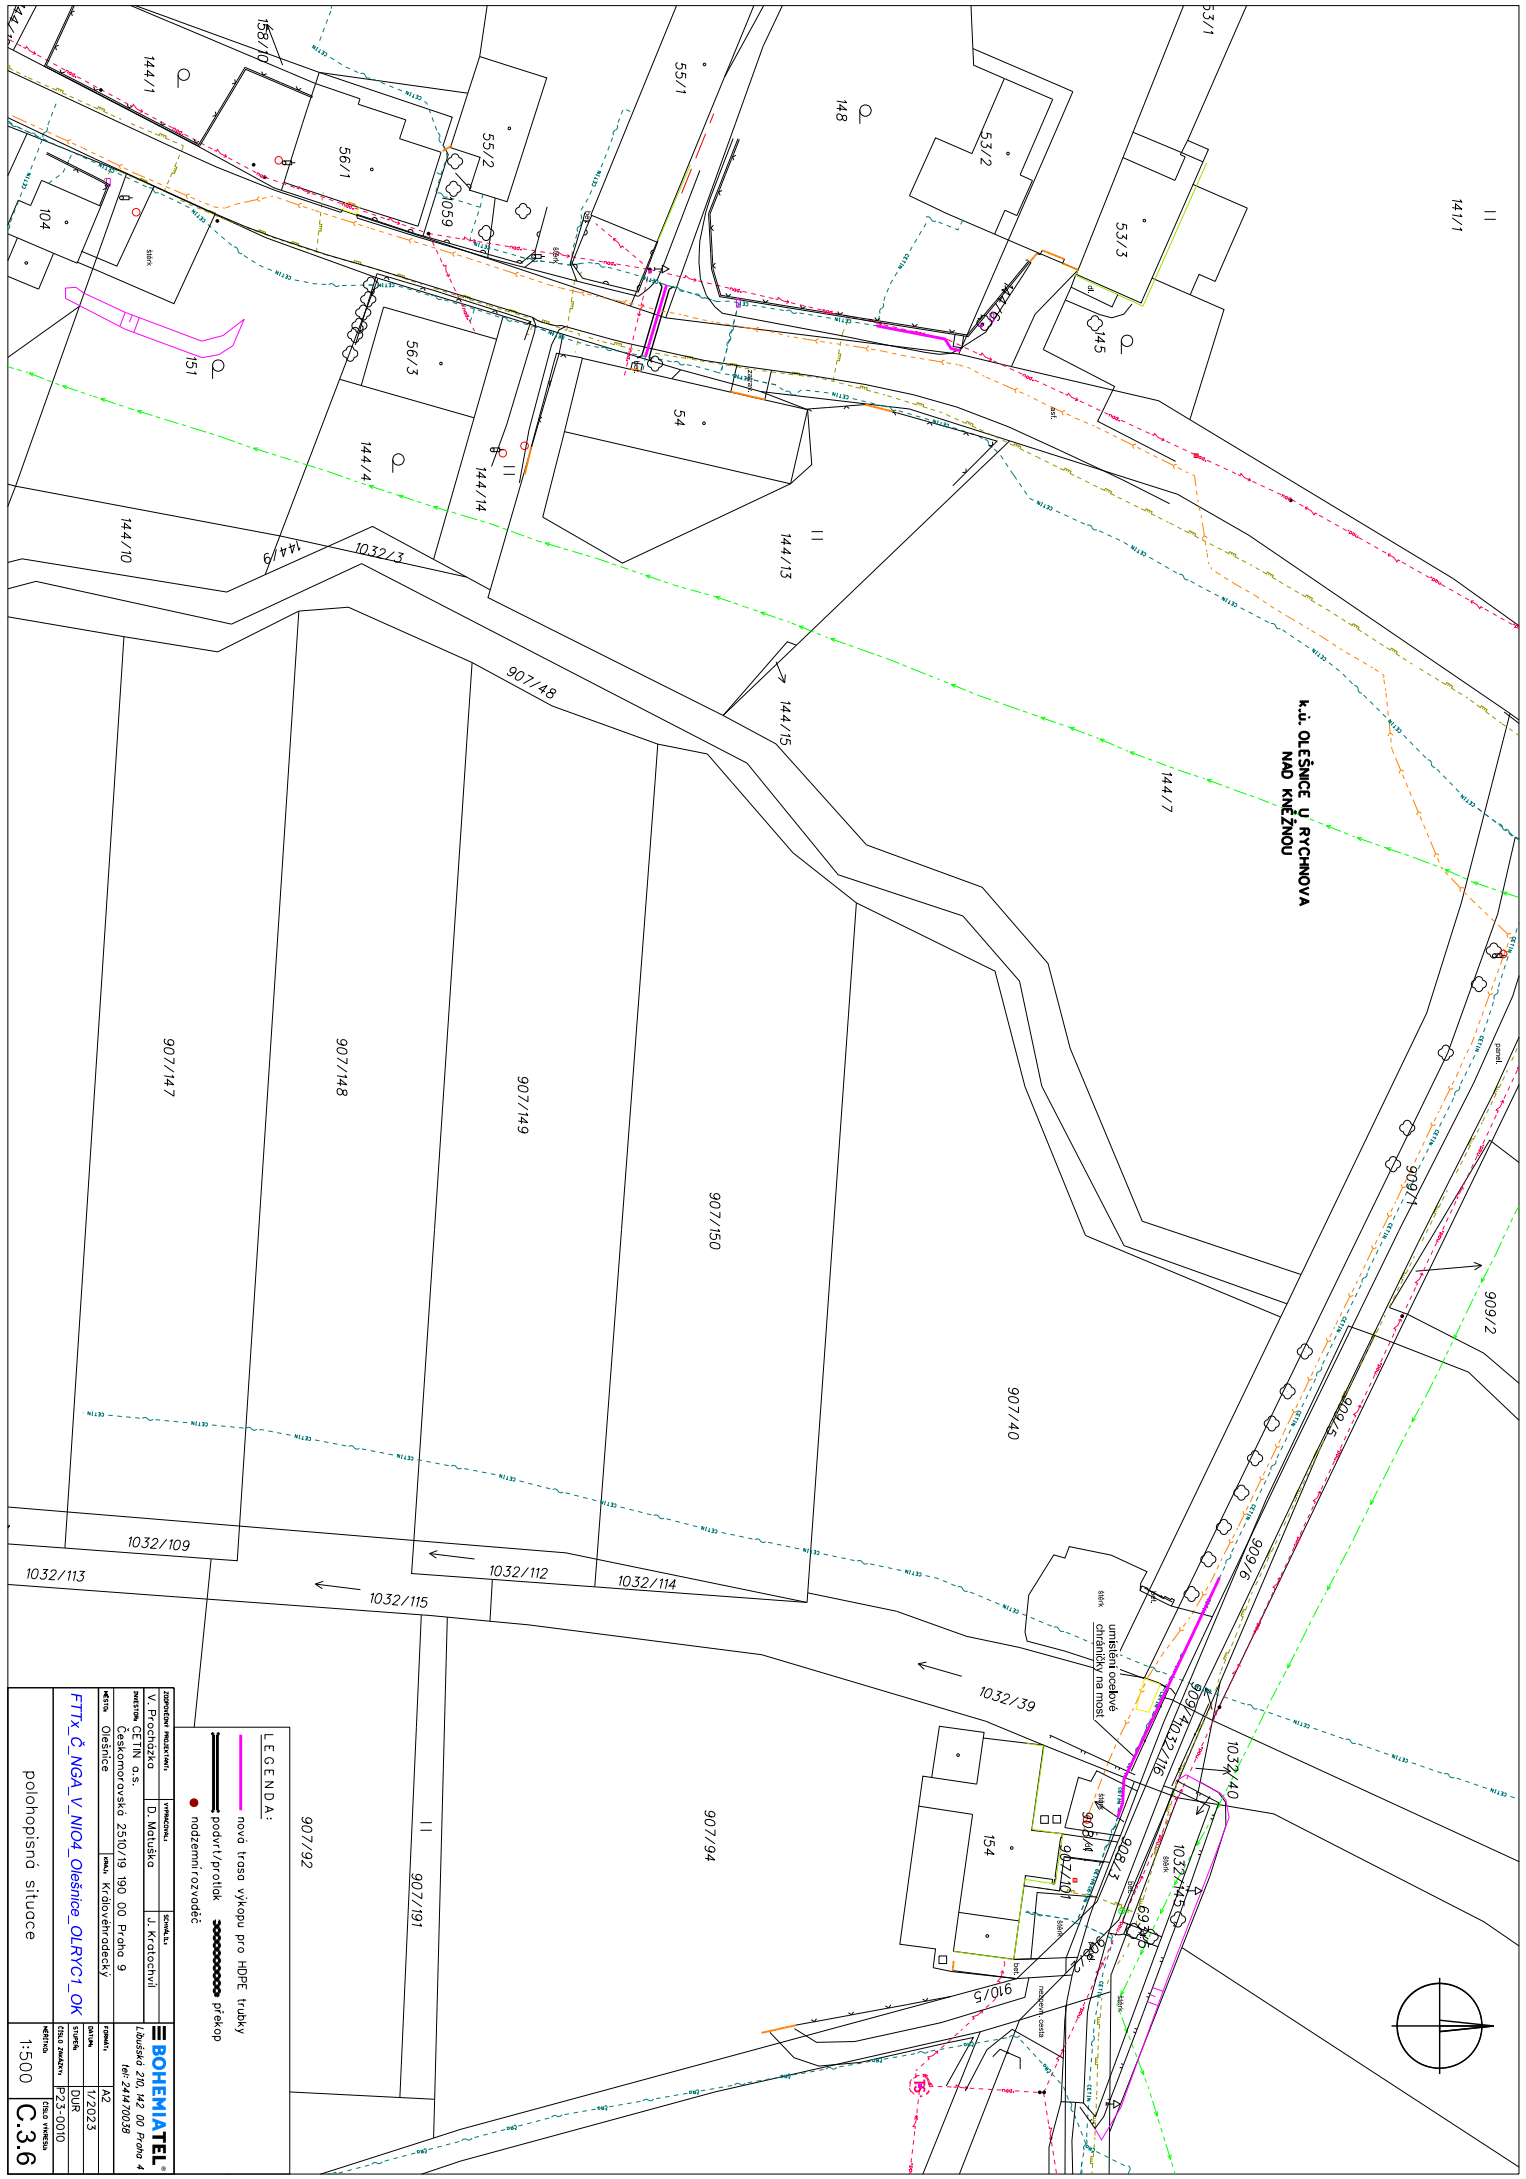

LEGENDA:
 nová trasa výkopu pro HDPE trubky
 podvrh/protlak
 nadzemní rozvaděč
 překop

OBDOBÍ VYKONÁNÍ	VYKONATEL	SOUBÍLE	BOHEMIATEL
V. Pražská	D. Matuška	J. Kratochvíl	Libušeč 2/0, 4/2 00 Praha 4 IČ: 24820098
stavění ČETIN o.s.	Českomoravská 2510/19 190 00 Praha 9		
úřet. Olšánce	mal. Křákověrodický		
FTTx Č.NGA V.NIO4_Olšánce_OLRYC1_OK			
stavění	datum	formát	verze
DUR	1/2023	A2	
stavění	datum	formát	verze
P-23-0010	1/2023	DUR	
stavění	datum	formát	verze
P-23-0010	1/2023	DUR	
stavění	datum	formát	verze
1:500			
			C.3.6

polohopisná situace

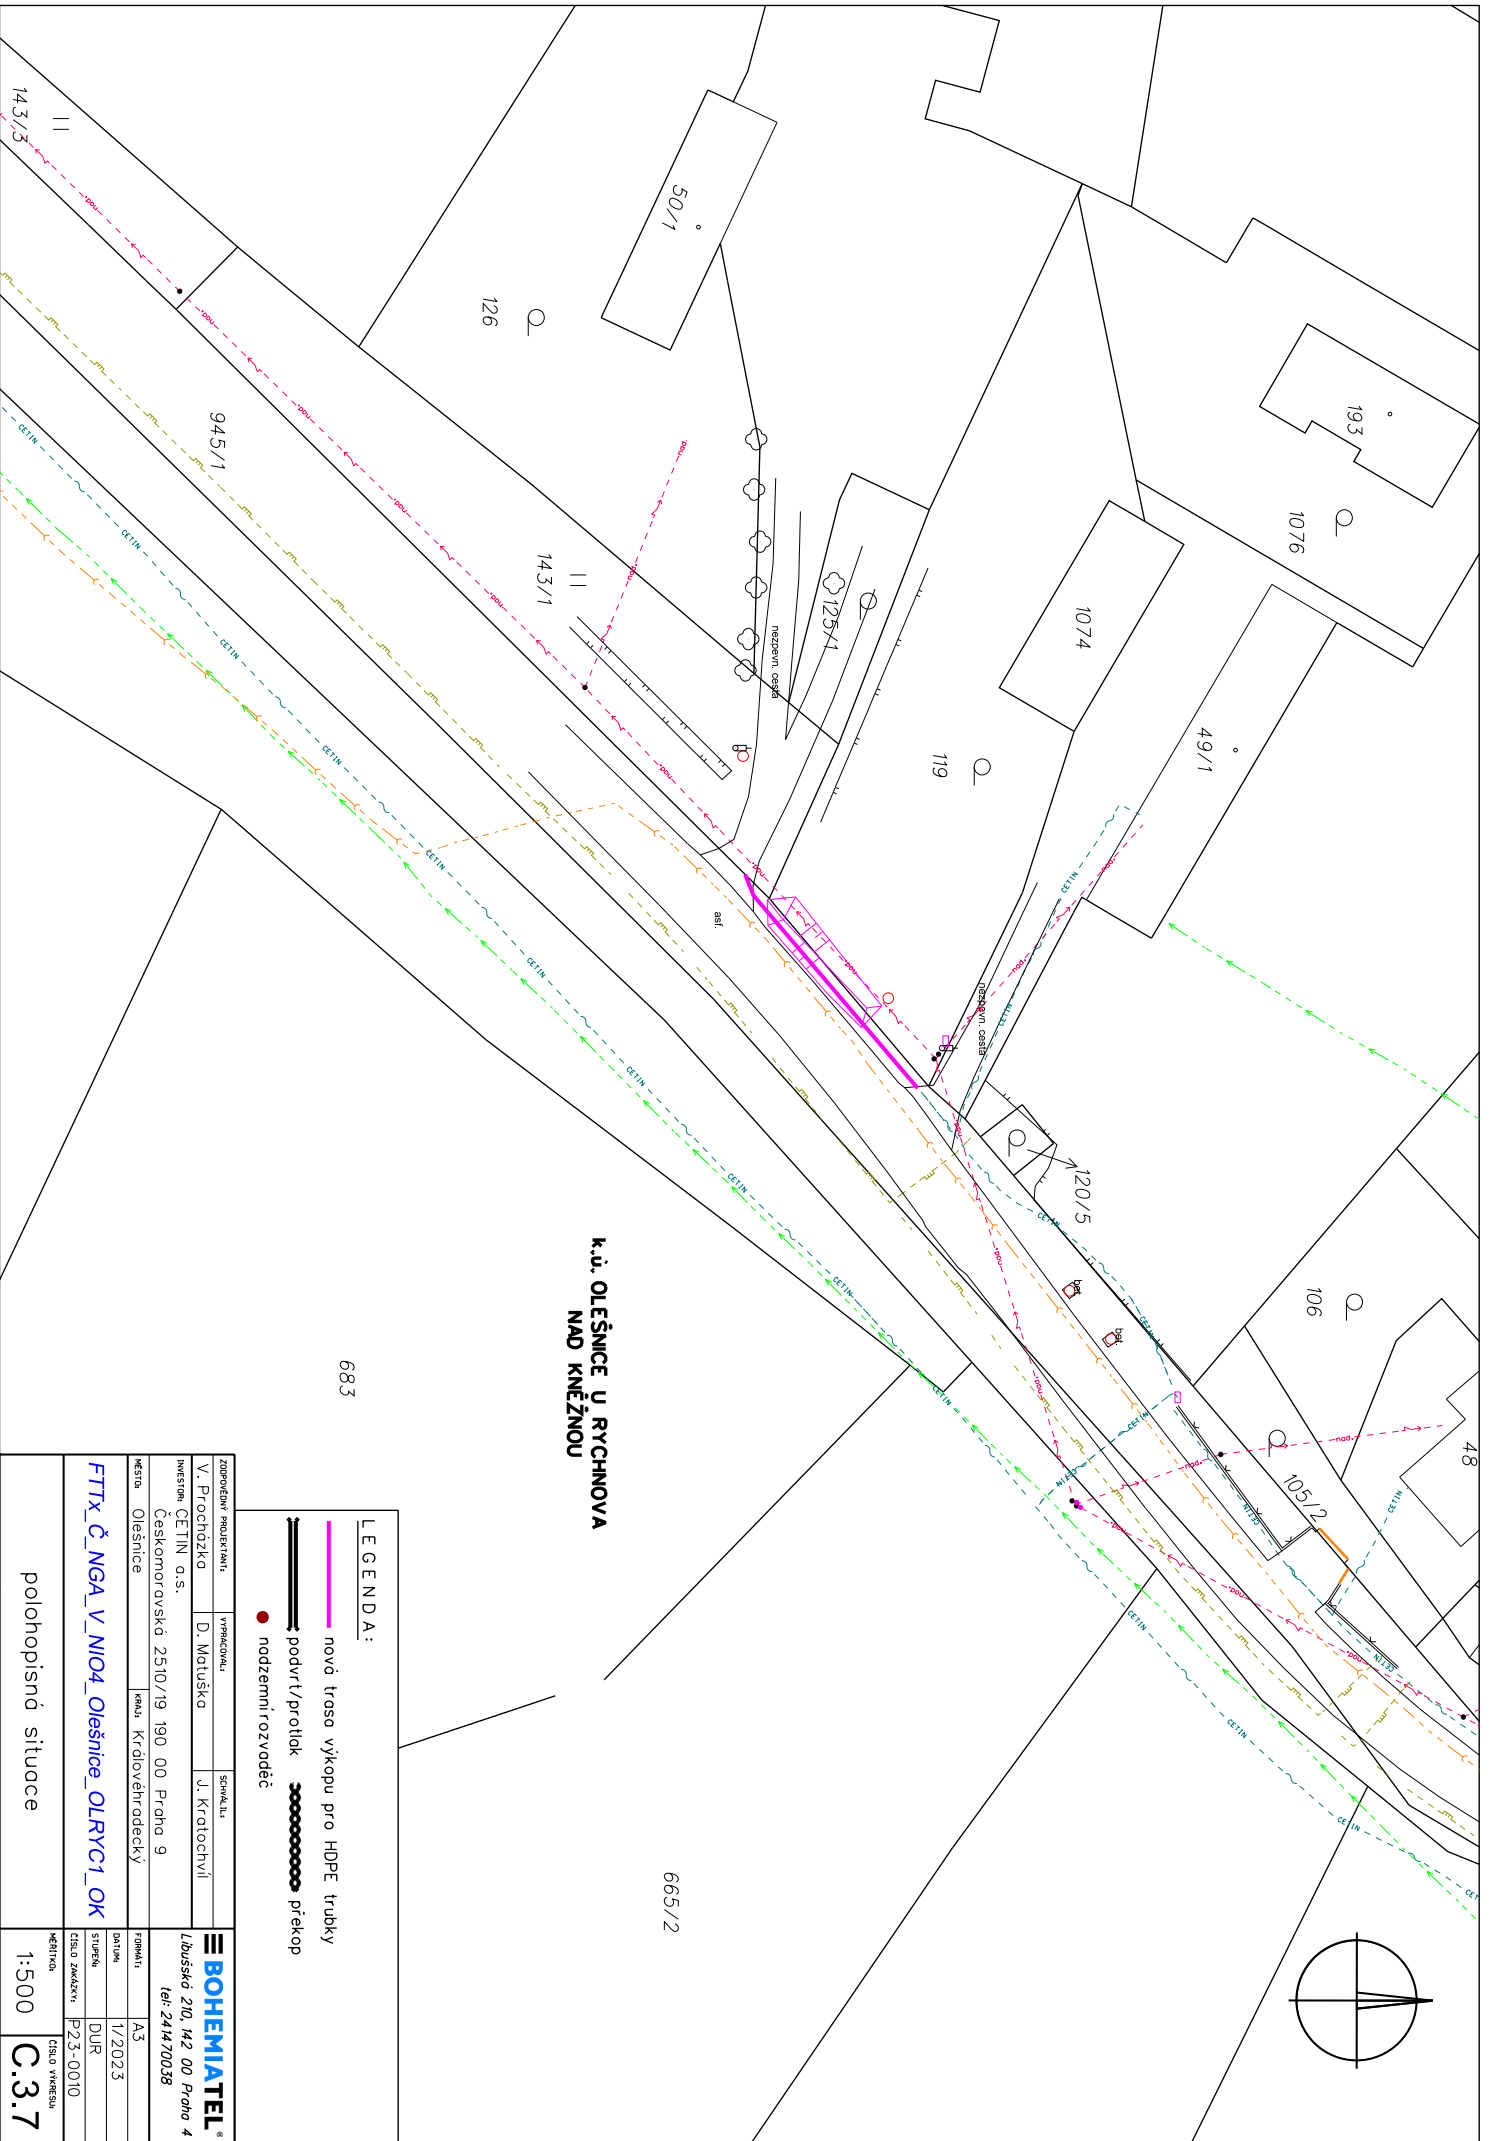

**K.Ú. OLEŠNICE U RYCHNOVA
NAD KNĚŽNOU**



683

665/2

LEGENDA:

- nová trasa výkopu pro HDPE trubky
- podvrstí/průtlak
- podzemní rozvoděč
- překop

ZADPOŘEDÍ PROJEKTANT	VYPRACOVATEL	SOUPRAVITEL	BOHEMIATEL®
V. Procházka	D. Matuška	J. Kratochvíl	
INVESTOR: CETINI a.s. Českomoravská 2510/19 190 00 Praha 9			
MĚSTO	KRAJ	KRAJOVĚHRADECKÝ	
Olešnice			
FIRMÁTÍ: A3			
DOKLAD: SÚPĚŤ			
ČÍSLO ZÁKAZKY: P.2.3.-0010			
DUR			
MĚŘITVO: 1:500			
ČÍSLO VÝKRESU: C.3.7			
polohopisná situace			

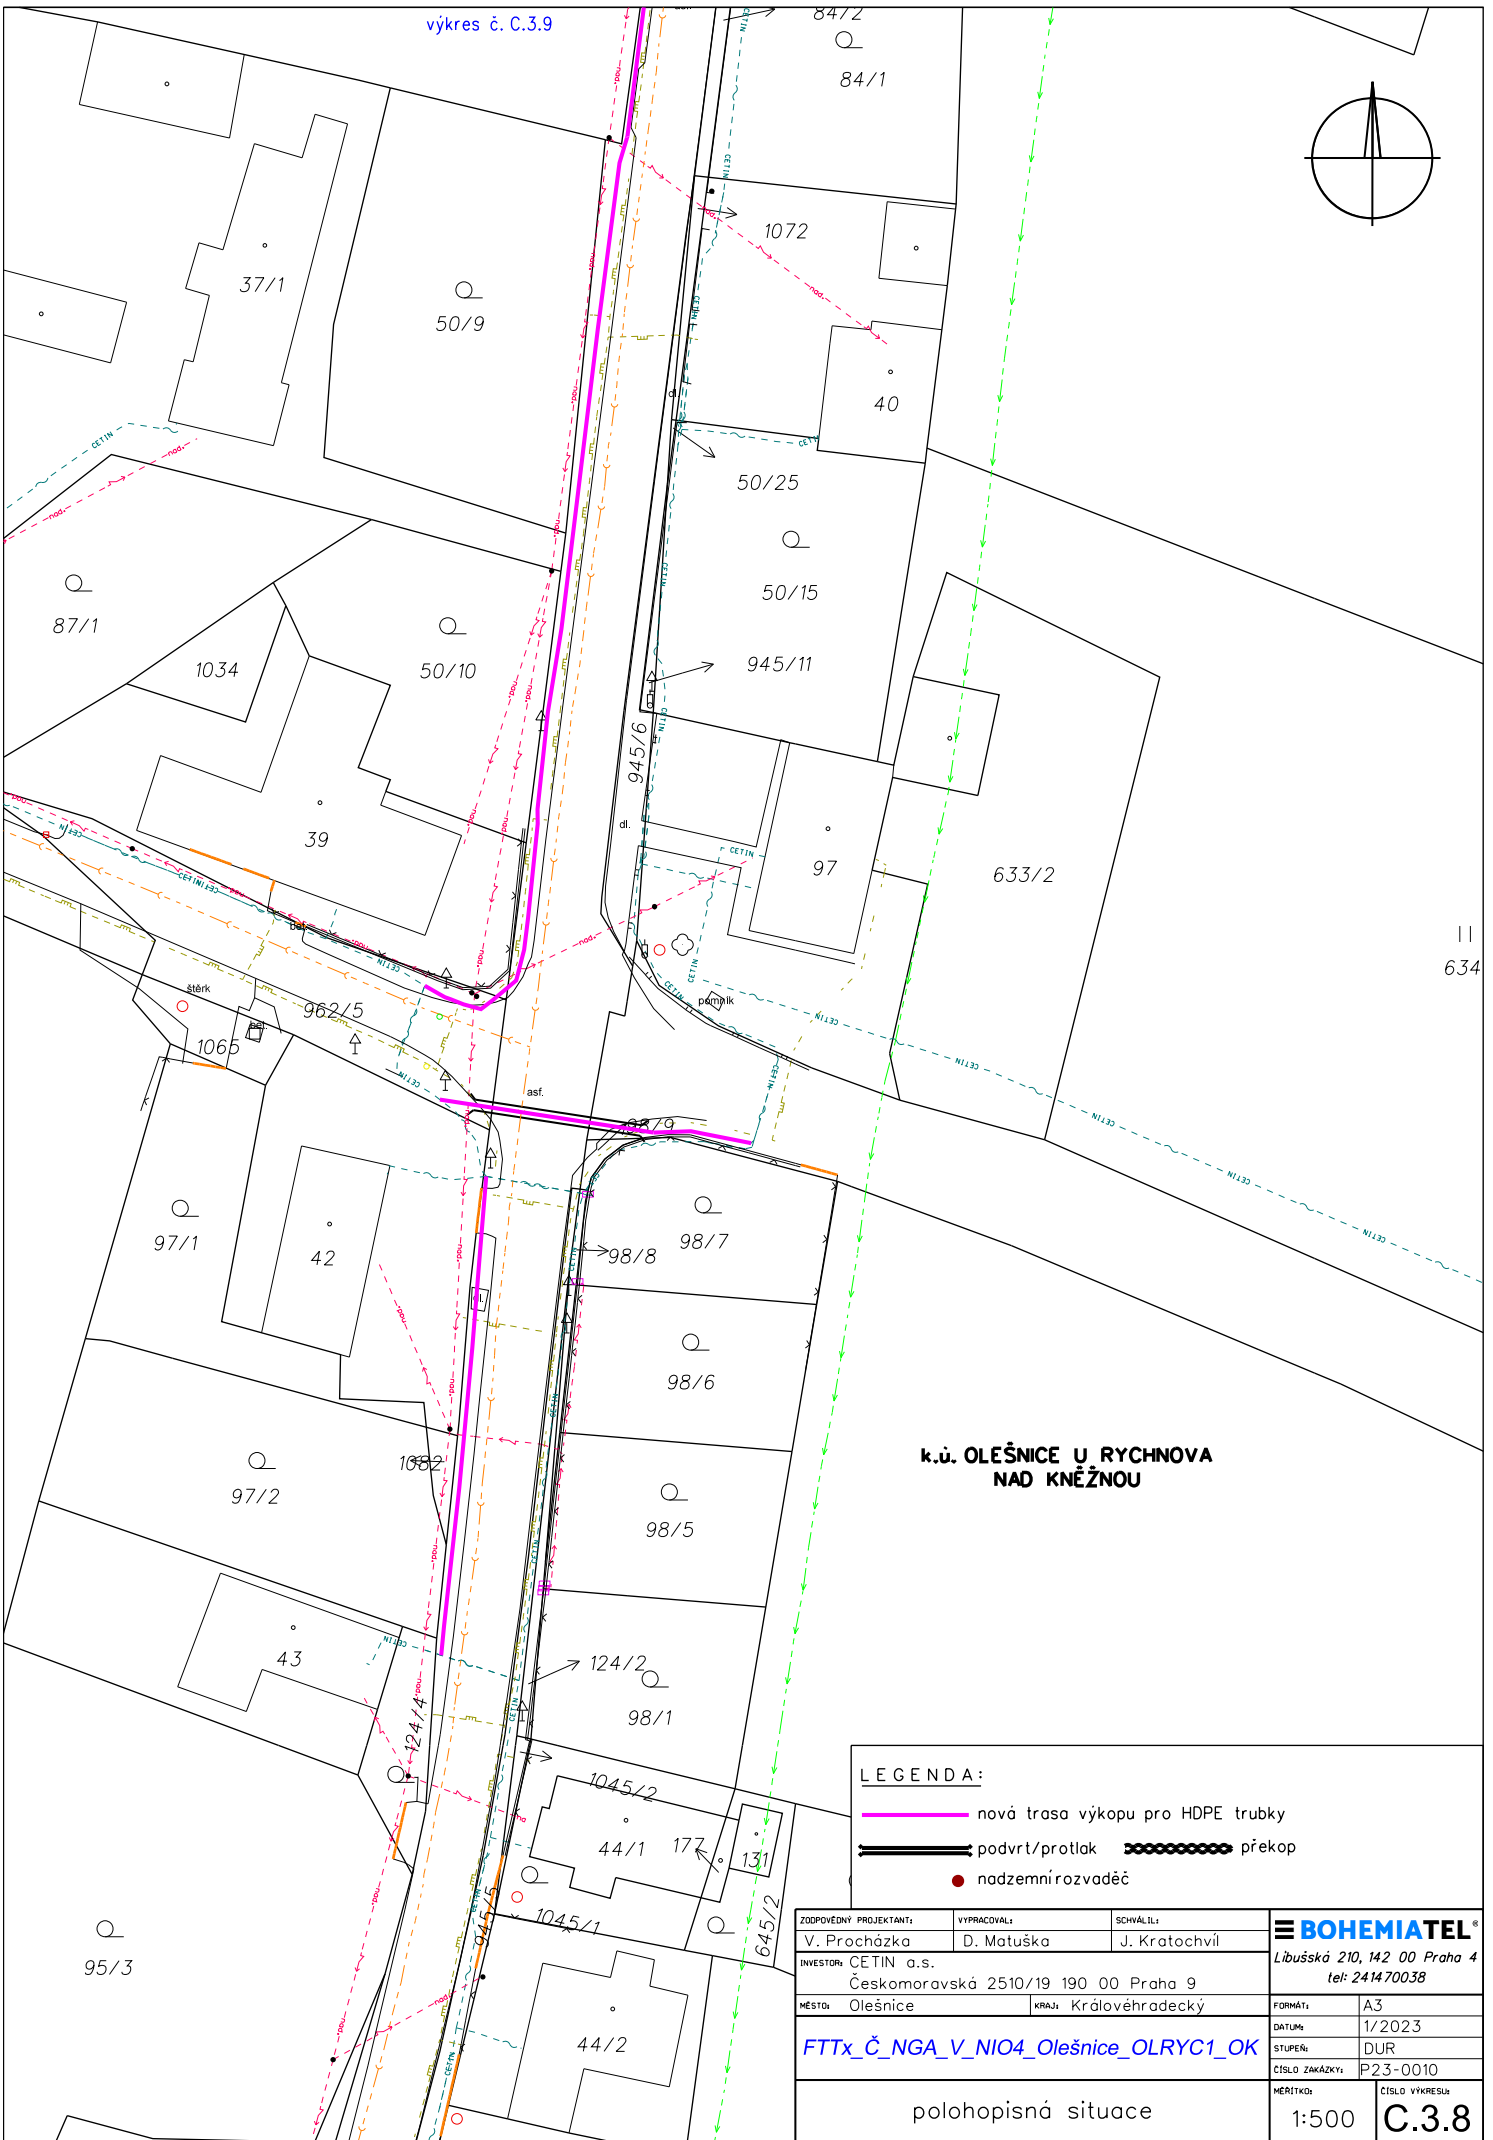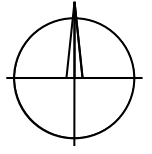


**k.ú. OLEŠNICE U RYCHNOVA
NAD KNĚŽNOU**

LEGENDA:

- nová trasa výkopu pro HDPE trubky
- podvrť/protlak překop
- nadzemní rozvaděč

ZODPOVĚDNÝ PROJEKTANT:	VYPRACOVAL:	SCHVÁLIL:	BOHEMIATEL [®] Libuňská 210, 142 00 Praha 4 tel: 241470038
V. Procházka	D. Matuška	J. Kratochvíl	
INVESTOR: CETIN a.s. Českomoravská 2510/19 190 00 Praha 9			FORMÁT: A3
MĚSTO: Olešnice	KRAJ: Královéhradecký	STUPEŇ: DUR	DATA: 1/2023
FTTx_Č_NGA_V_NIO4_Olešnice_OLRYC1_OK			ČÍSLO ZAKÁZKY: P23-0010
polohopisná situace			MĚRÍTKO: 1:500
			ČÍSLO VÝKRESU: C.3.8

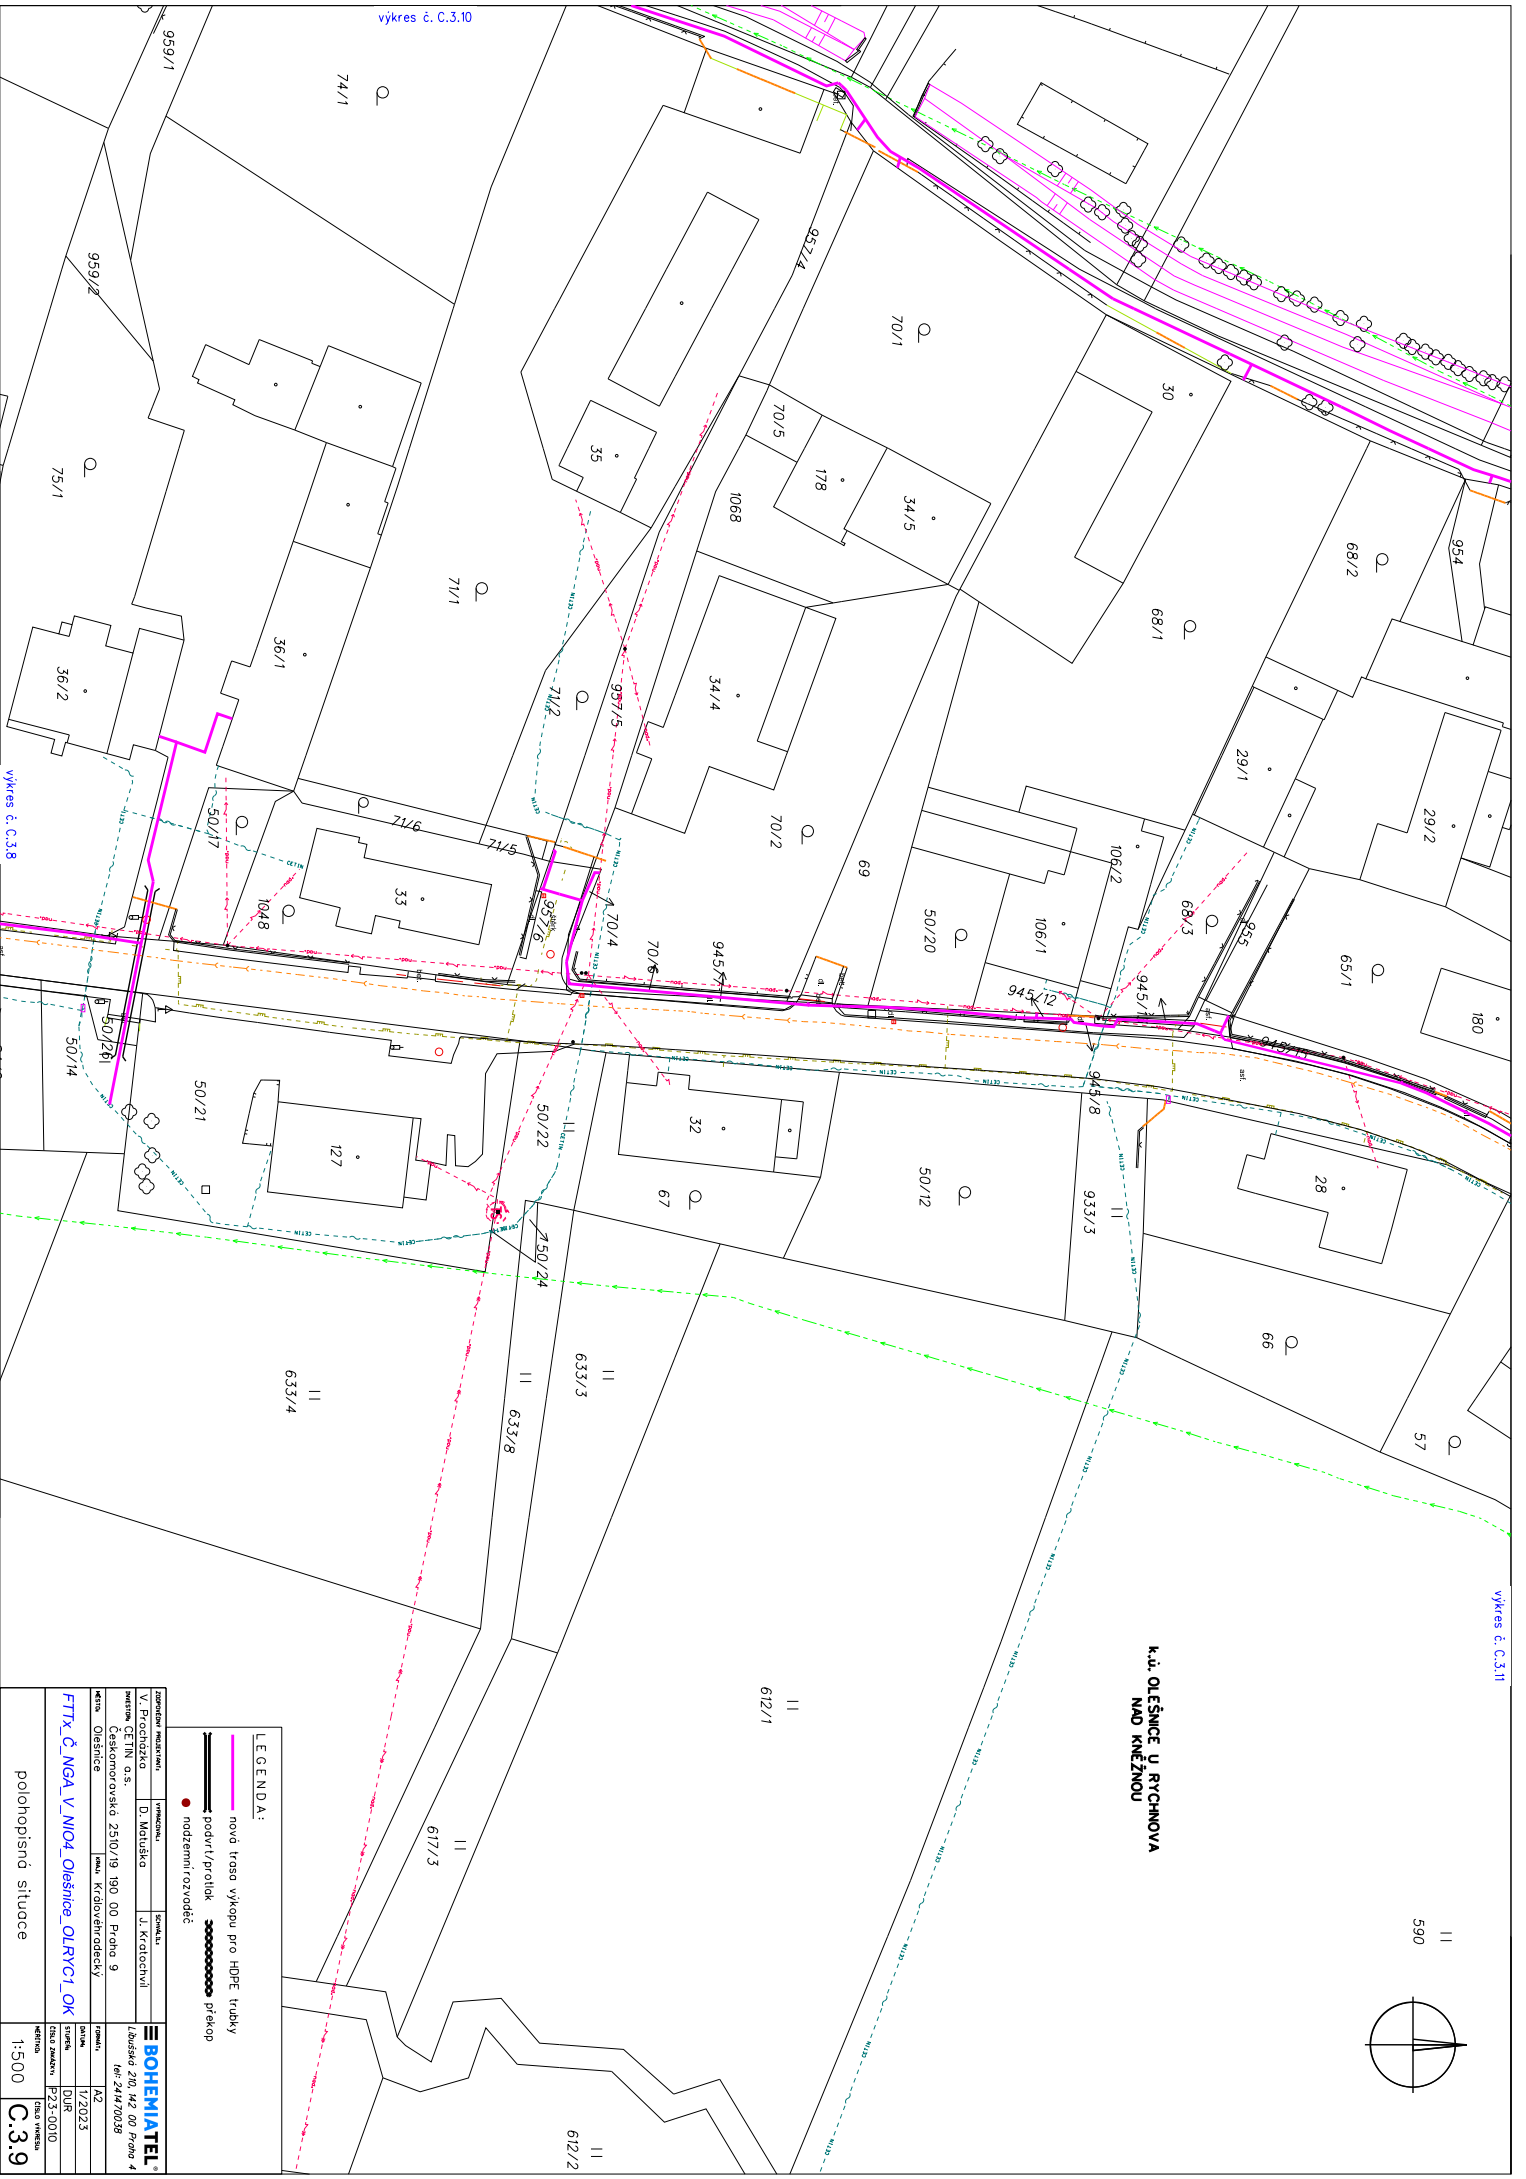


vykres č. C.3.10

vykres č. C.3.8

vykres č. C.3.11

**K.ú. OLŠANICE U RYCHANOVA
NAD KŘEŽNOU**

 590



LEGENDA:
 — nová trasa výkopu pro HDPE trubky
 — podvíř/proték
 ● nadzemní rozvaděč

ZOBRAZENÍ MĚŘITELNOSTI V. Procházka MĚŘITELNOST Číslo měřítka 25/0/19 190 00 Praha 9 OLŠANICE MĚŘITELNOST 1/2023 1:500 C.3.9	VYKRES D. Matuška J. Kratochvíl BOHEMIATEL Lázeňská 2/0, 142 00 Praha 4 IČ: 24870098 DIČ: CZ24870098 1/2023 DUR P-23-0010 C.3.9
---	---

polohopisná situace


ZADAVATEL PROJEKTU:	VYPRACOVANÉ:	SKONTROLOVANO:	BOHEMIA TEL
V. Procházka	D. Matuška	J. Kratochvíl	Lbusská 210, 142 00 Praha 4 tel: 241470038
Investor: ČETIN a.s.	Českomoravská 2510/19 190 00 Praha 9		
Město: Olešnice	Okres: Královéhradecký	Formát: A3	
		Datum: 1/2023	
		Stupeň: ÚR	
		Číslo zakázky: P23-0010	
		Identifikační číslo výkresu:	
polohopisná situace		1:500	C.3.10

**K.Ú. OLEŠNICE U RYCHNOVA
NAD KNĚŽNOU**

- LEGENDA:
- nová trasa výkopu pro HDPE trubky
 - podvrstí/prostředek
 - překop
 - nadzemní rozvodec



výkres č. C.3.9

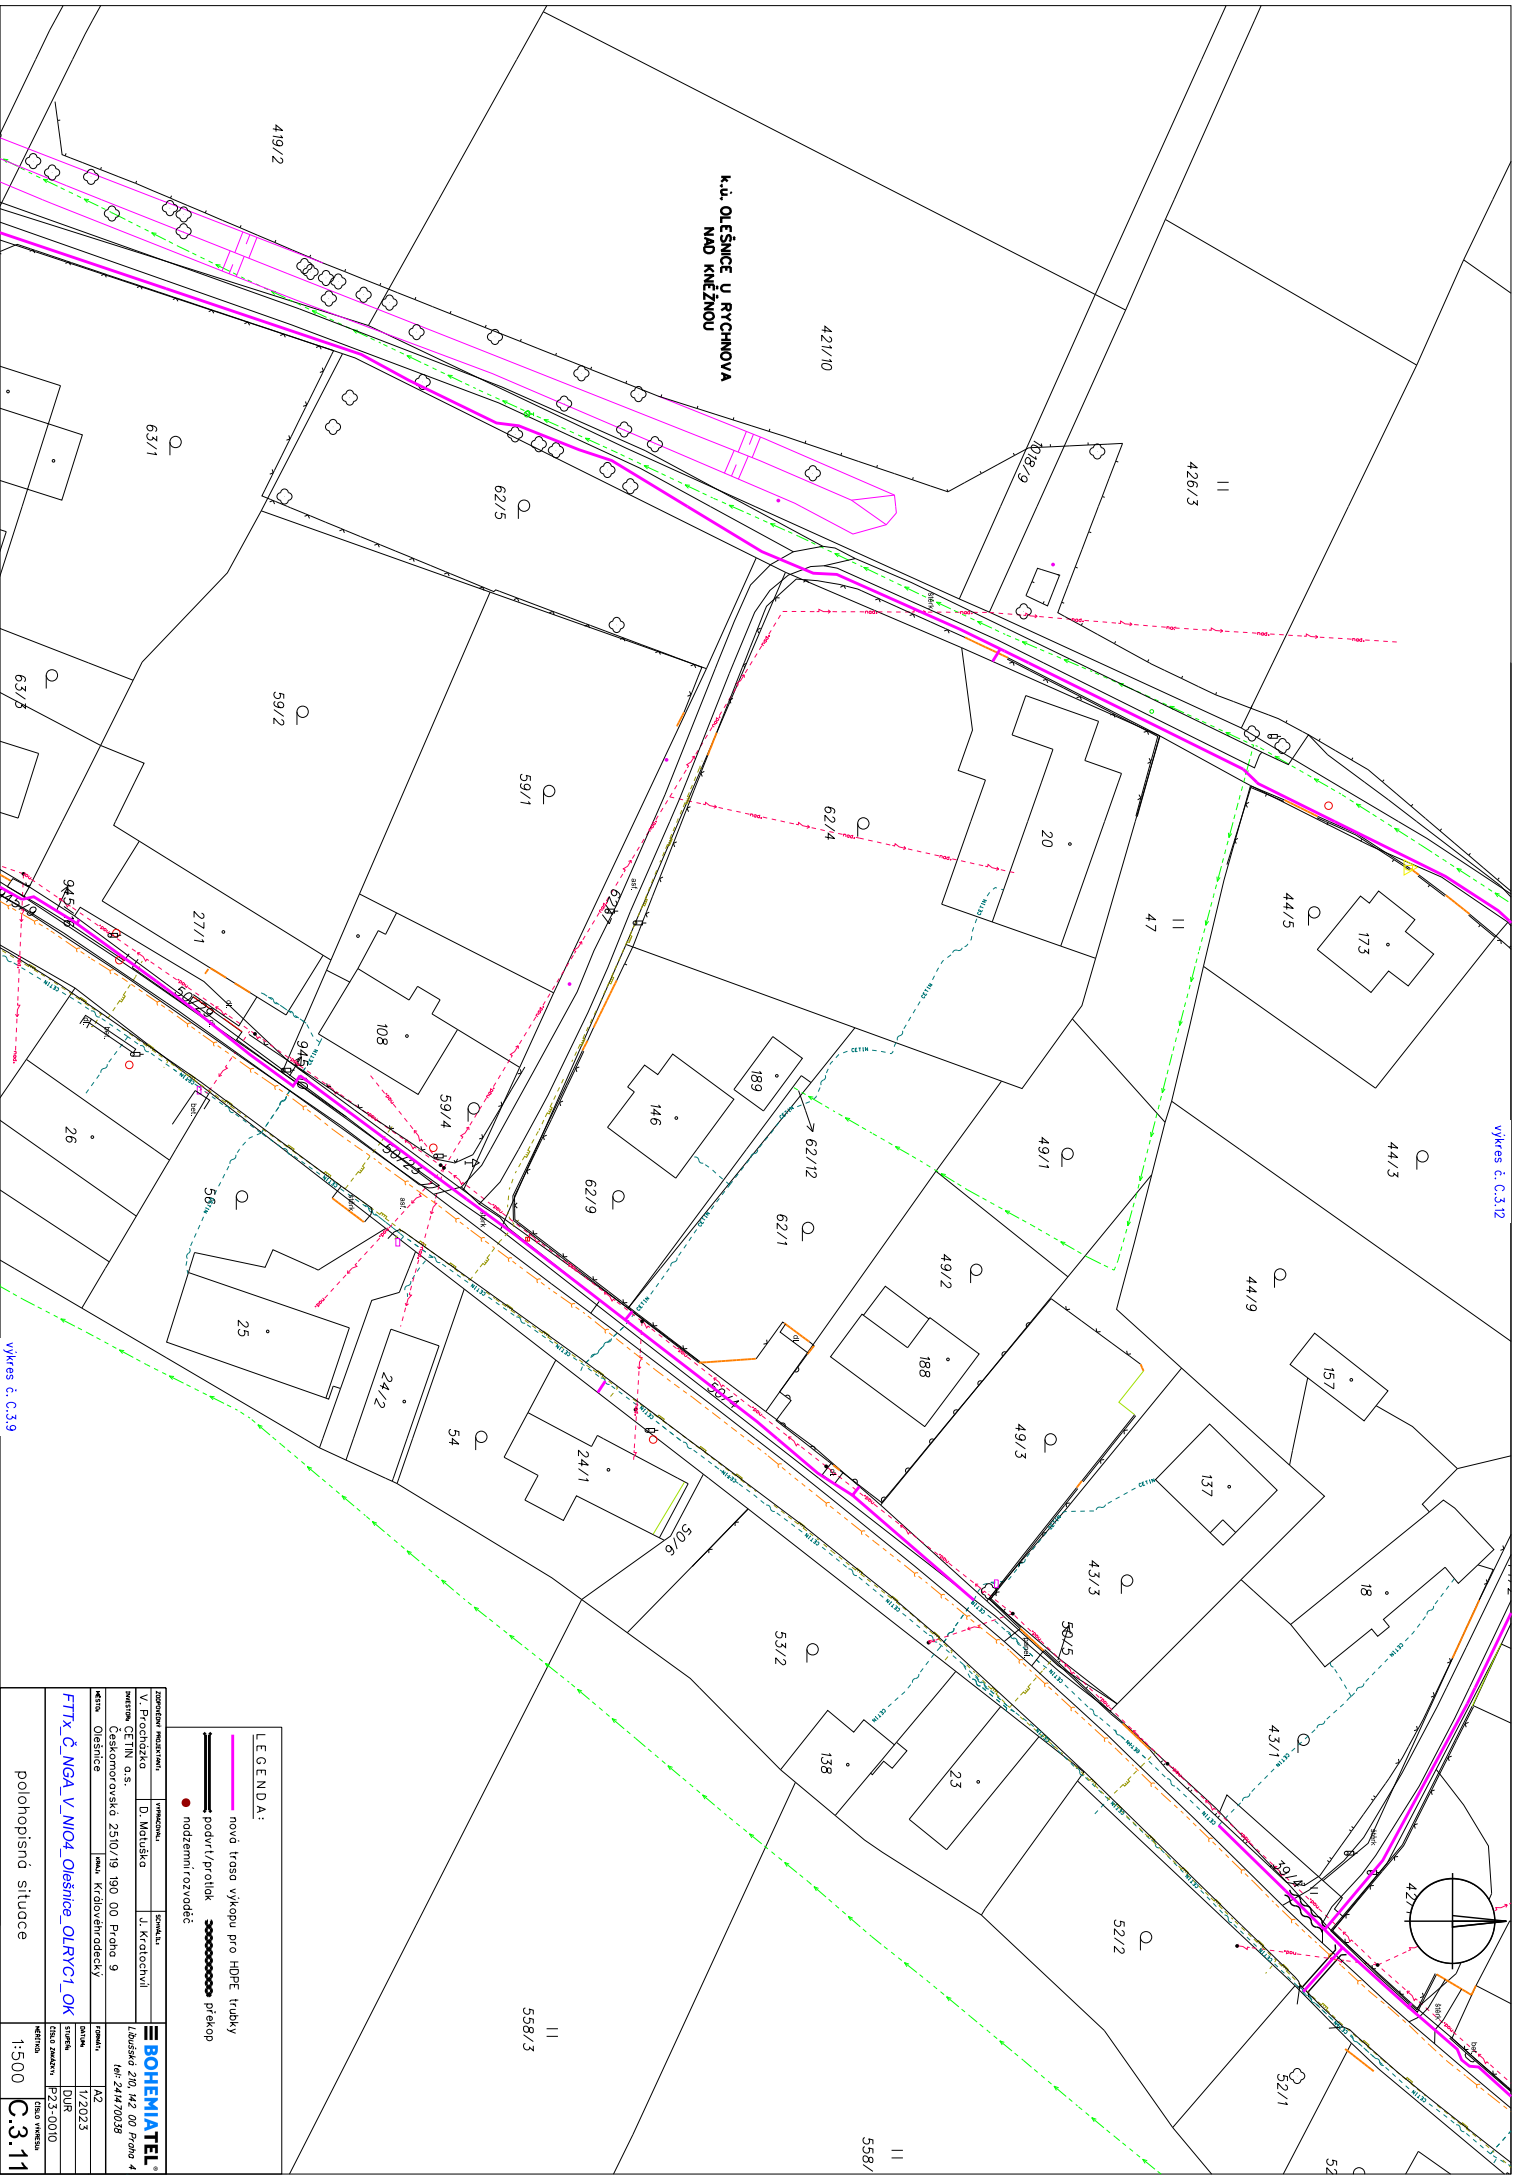

vykres č. C.3.12

vykres č. C.3.9

LEGENDA:
 — nová trasa výkopu pro HDP, trubky
 — podvl./proték
 ● nadzemní rozvaděč
 — překop


zodpovědná instituce	vypracoval	poskytl	BOHEMIATEL
V. Procházka	D. Matuška	J. Kratochvíl	Laňštická 2/0, 4/2 00 Praha 4 IČ: 24870098
stavba: Ošetnice	objekt: Křádověradický	formát: A2	datum: 1/2023
FTTx č. NGA V. NIO4 Ošetnice_OLRYC1.OK	stavba: P-23-0010	stavba: DUR	datum: P-23-0010
polohopisná situace	měřítka: 1:500	číslo výkresu: C.3.11	

ZPRACOVATEL	VYPRACOVANÉ	SKONTROLováNO	BOHEMIA TEL
V. Procházka	D. Matuška	J. Kratochvíl	Lbušská 210, 142 00 Praha 4
Investor	ČETIN a.s.		tel: 241470038
Českomoravská 2510/19	190 00 Praha 9		
Město	Olešnice	Formát	A3
	Krajský úřad Olomoucký	Datum	1/2023
		Stupeň	DUR
		Číslo zakázky	P23-0010
		Číslo výkresu	C.3.12
		1:500	

polohopisná situace

LEGENDA:

- nová trasa výkopu pro HDPE trubky
- podvrstí/protlak
- překop
- nadzemní rozvodič


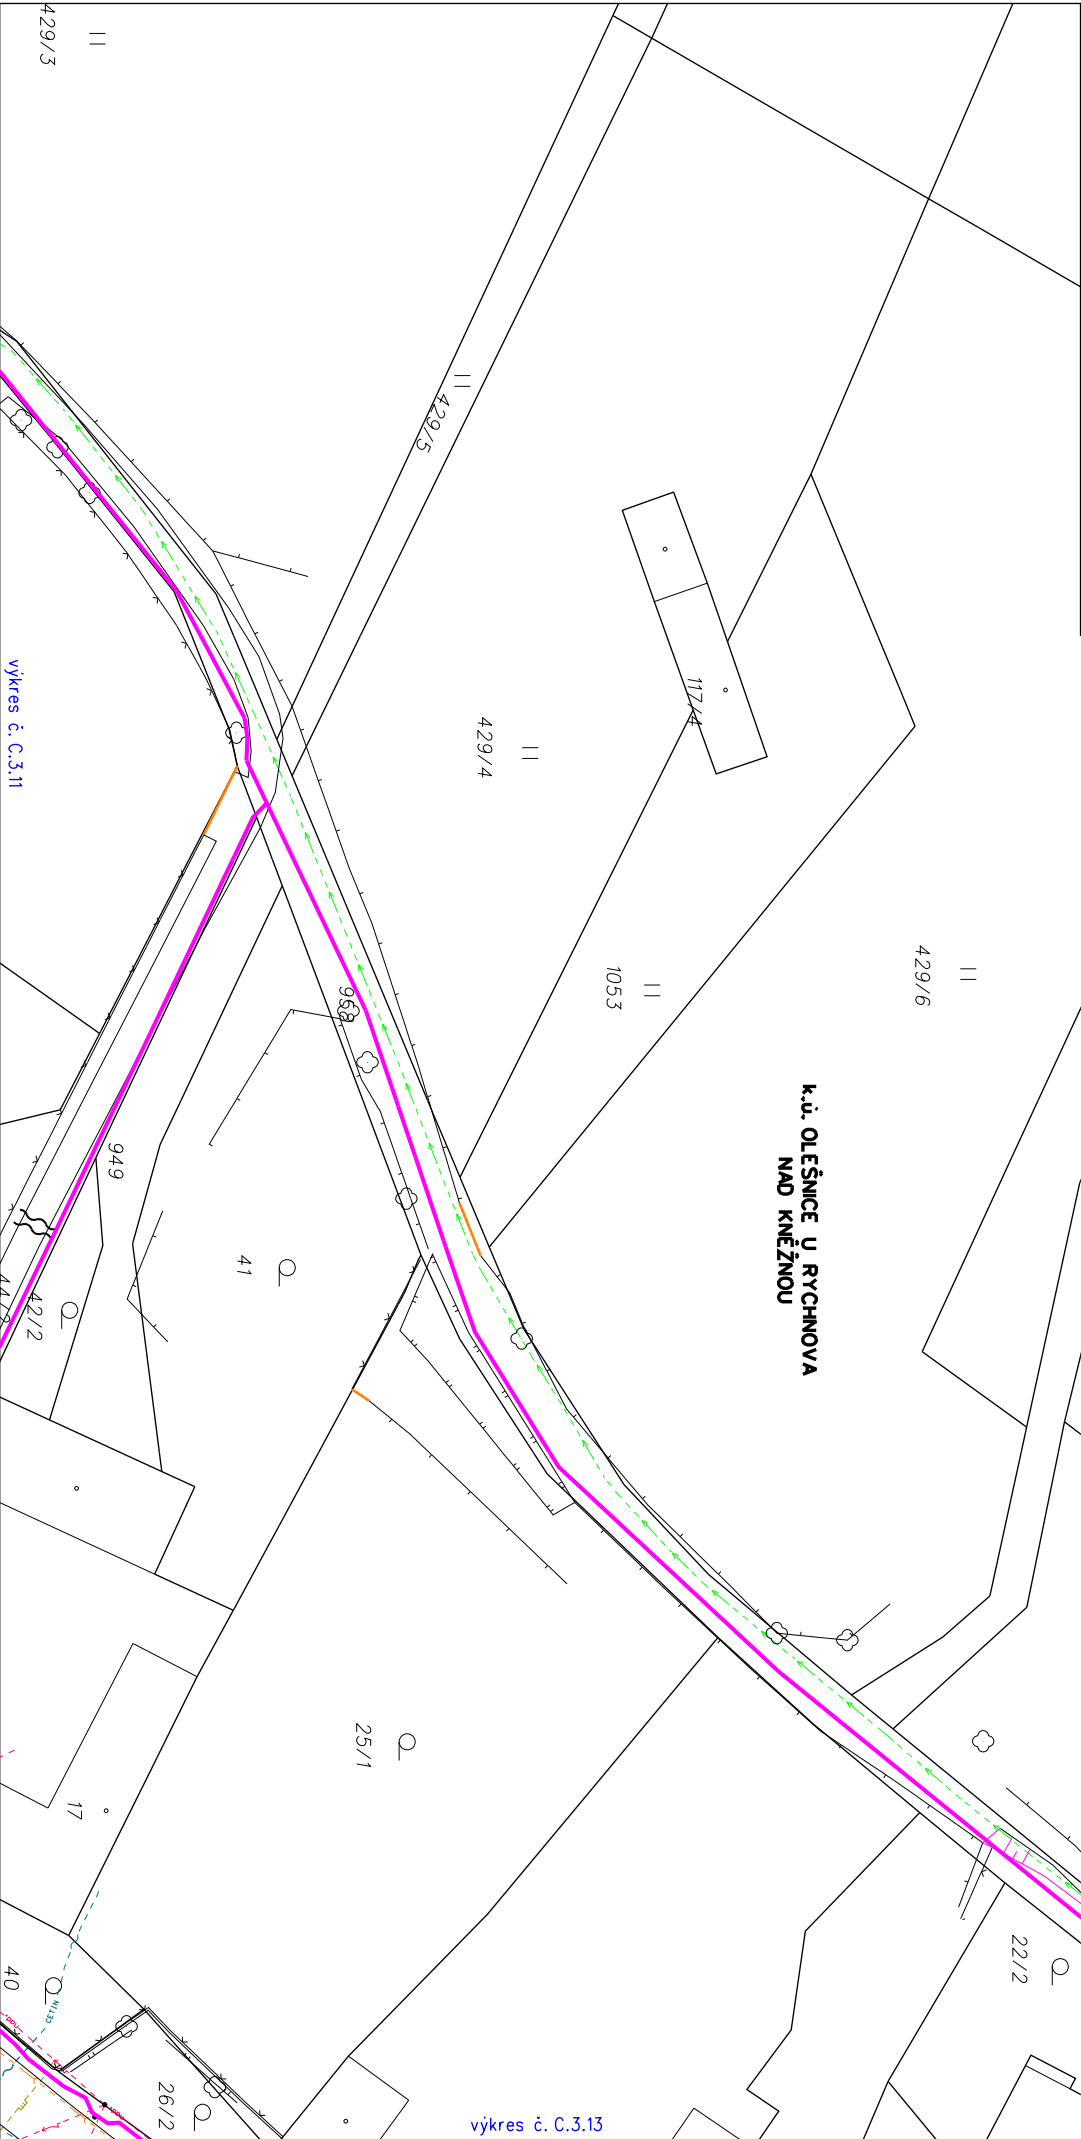


výkres č. C.3.13

výkres č. C.3.11

478/2

k.ú. OLEŠNICE U RYCHNOVA
NAD KNĚŽNOU

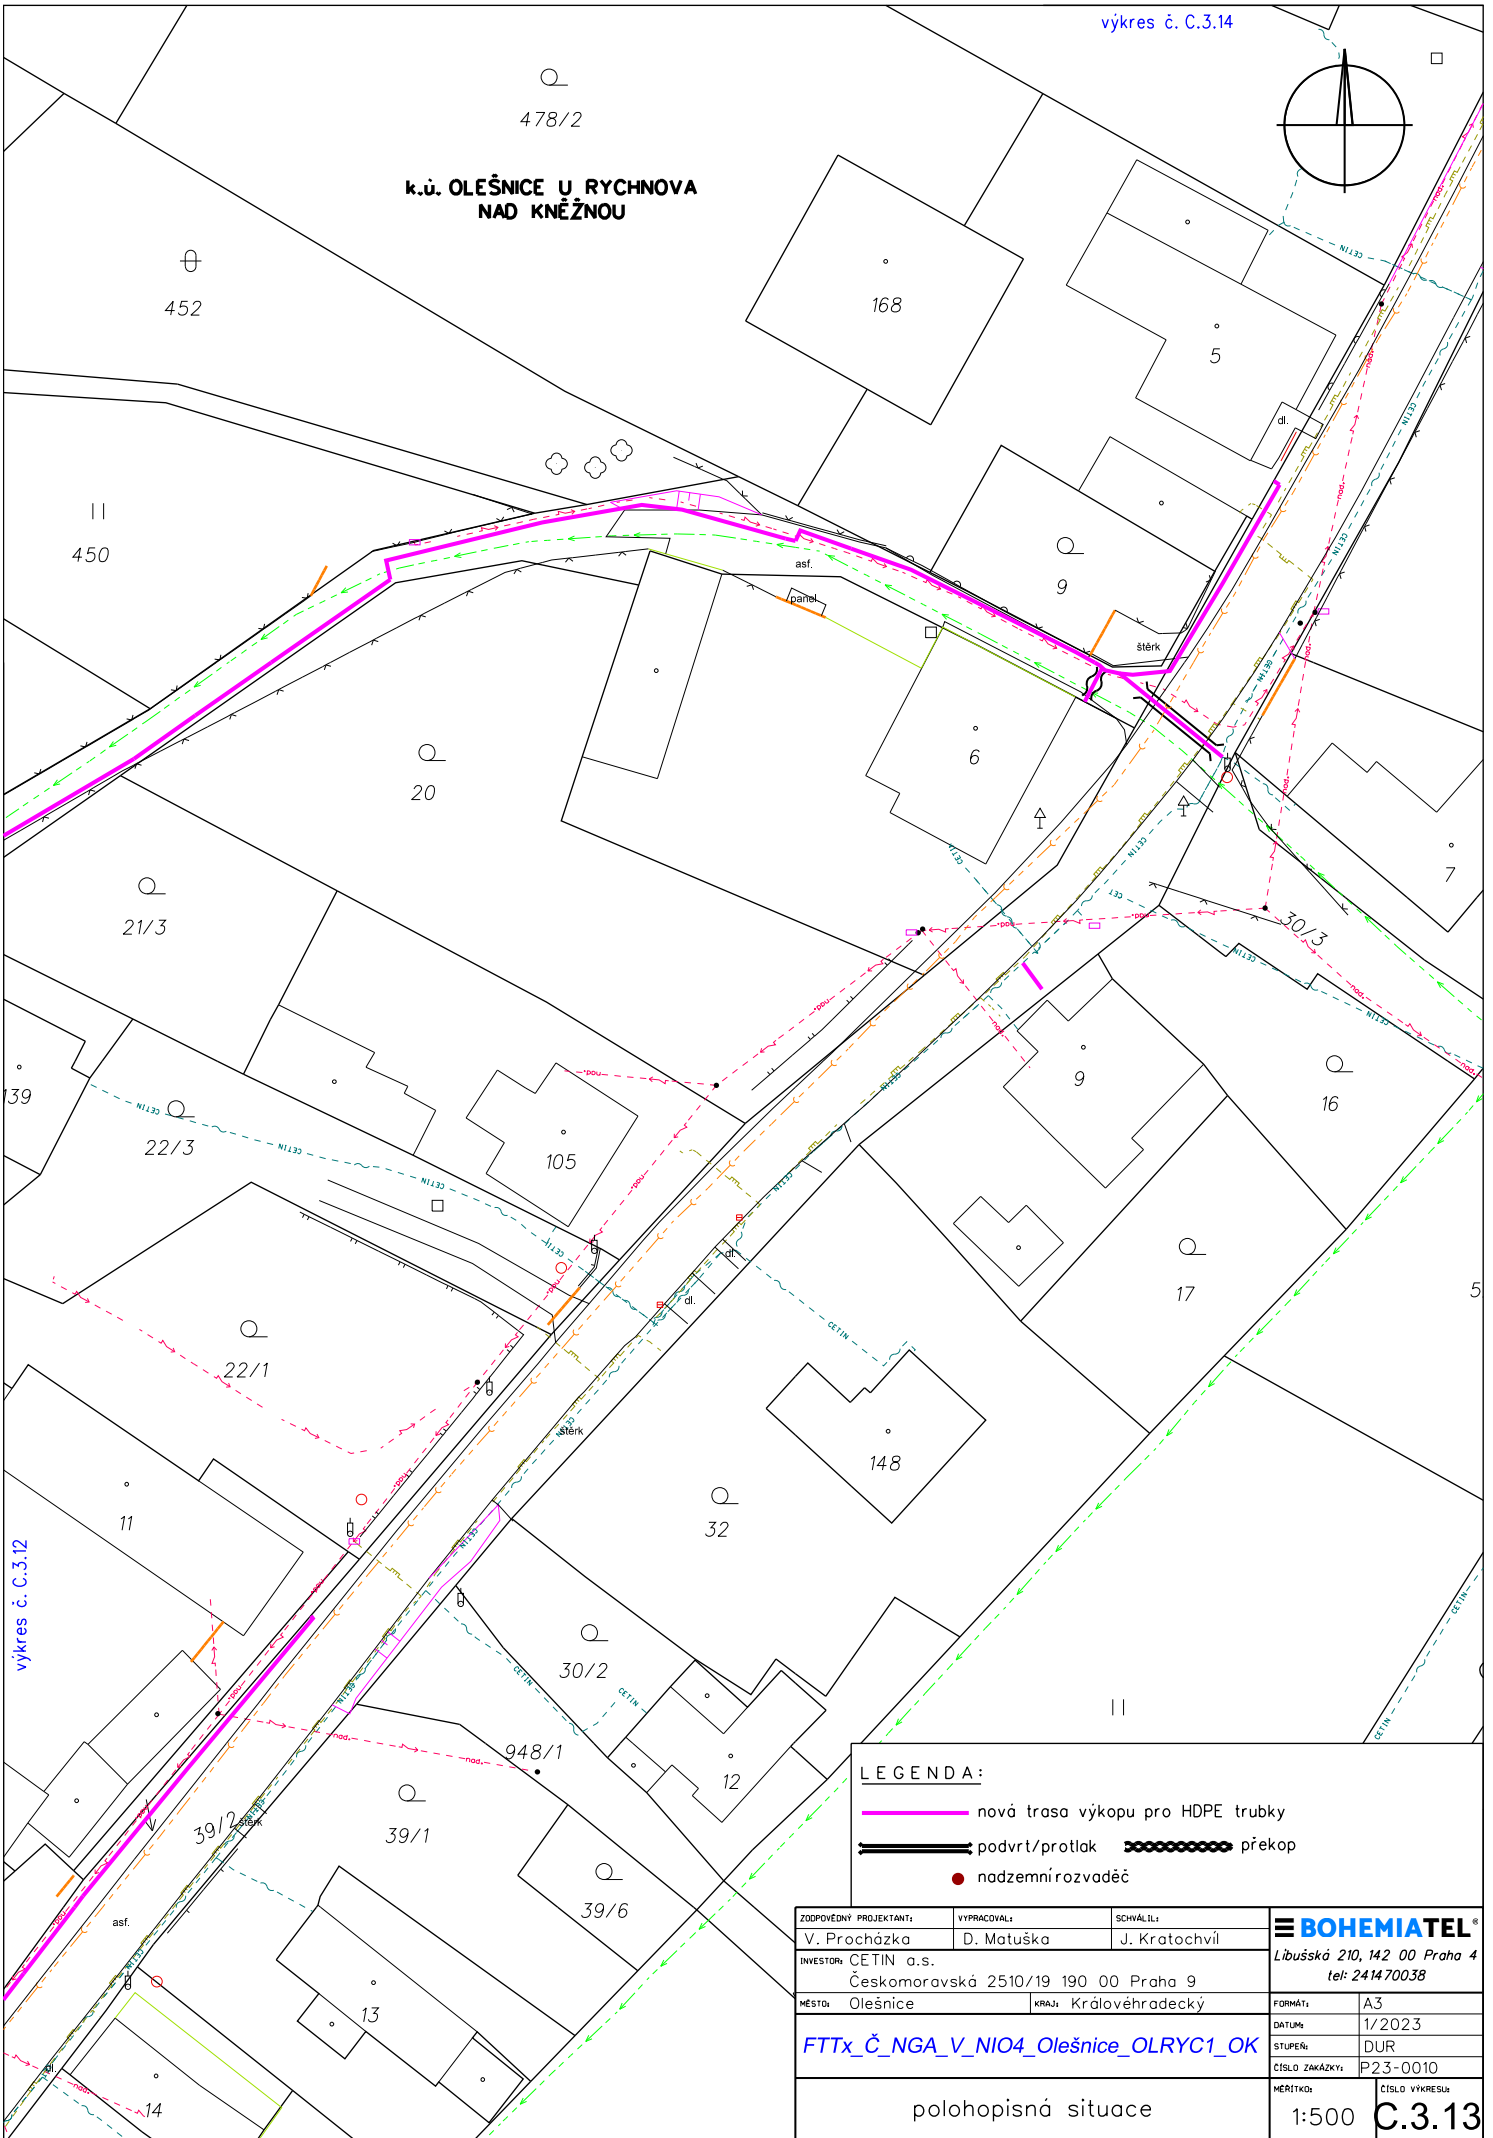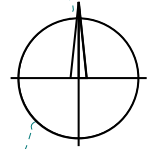


výkres č. C.3.12

LEGENDA:



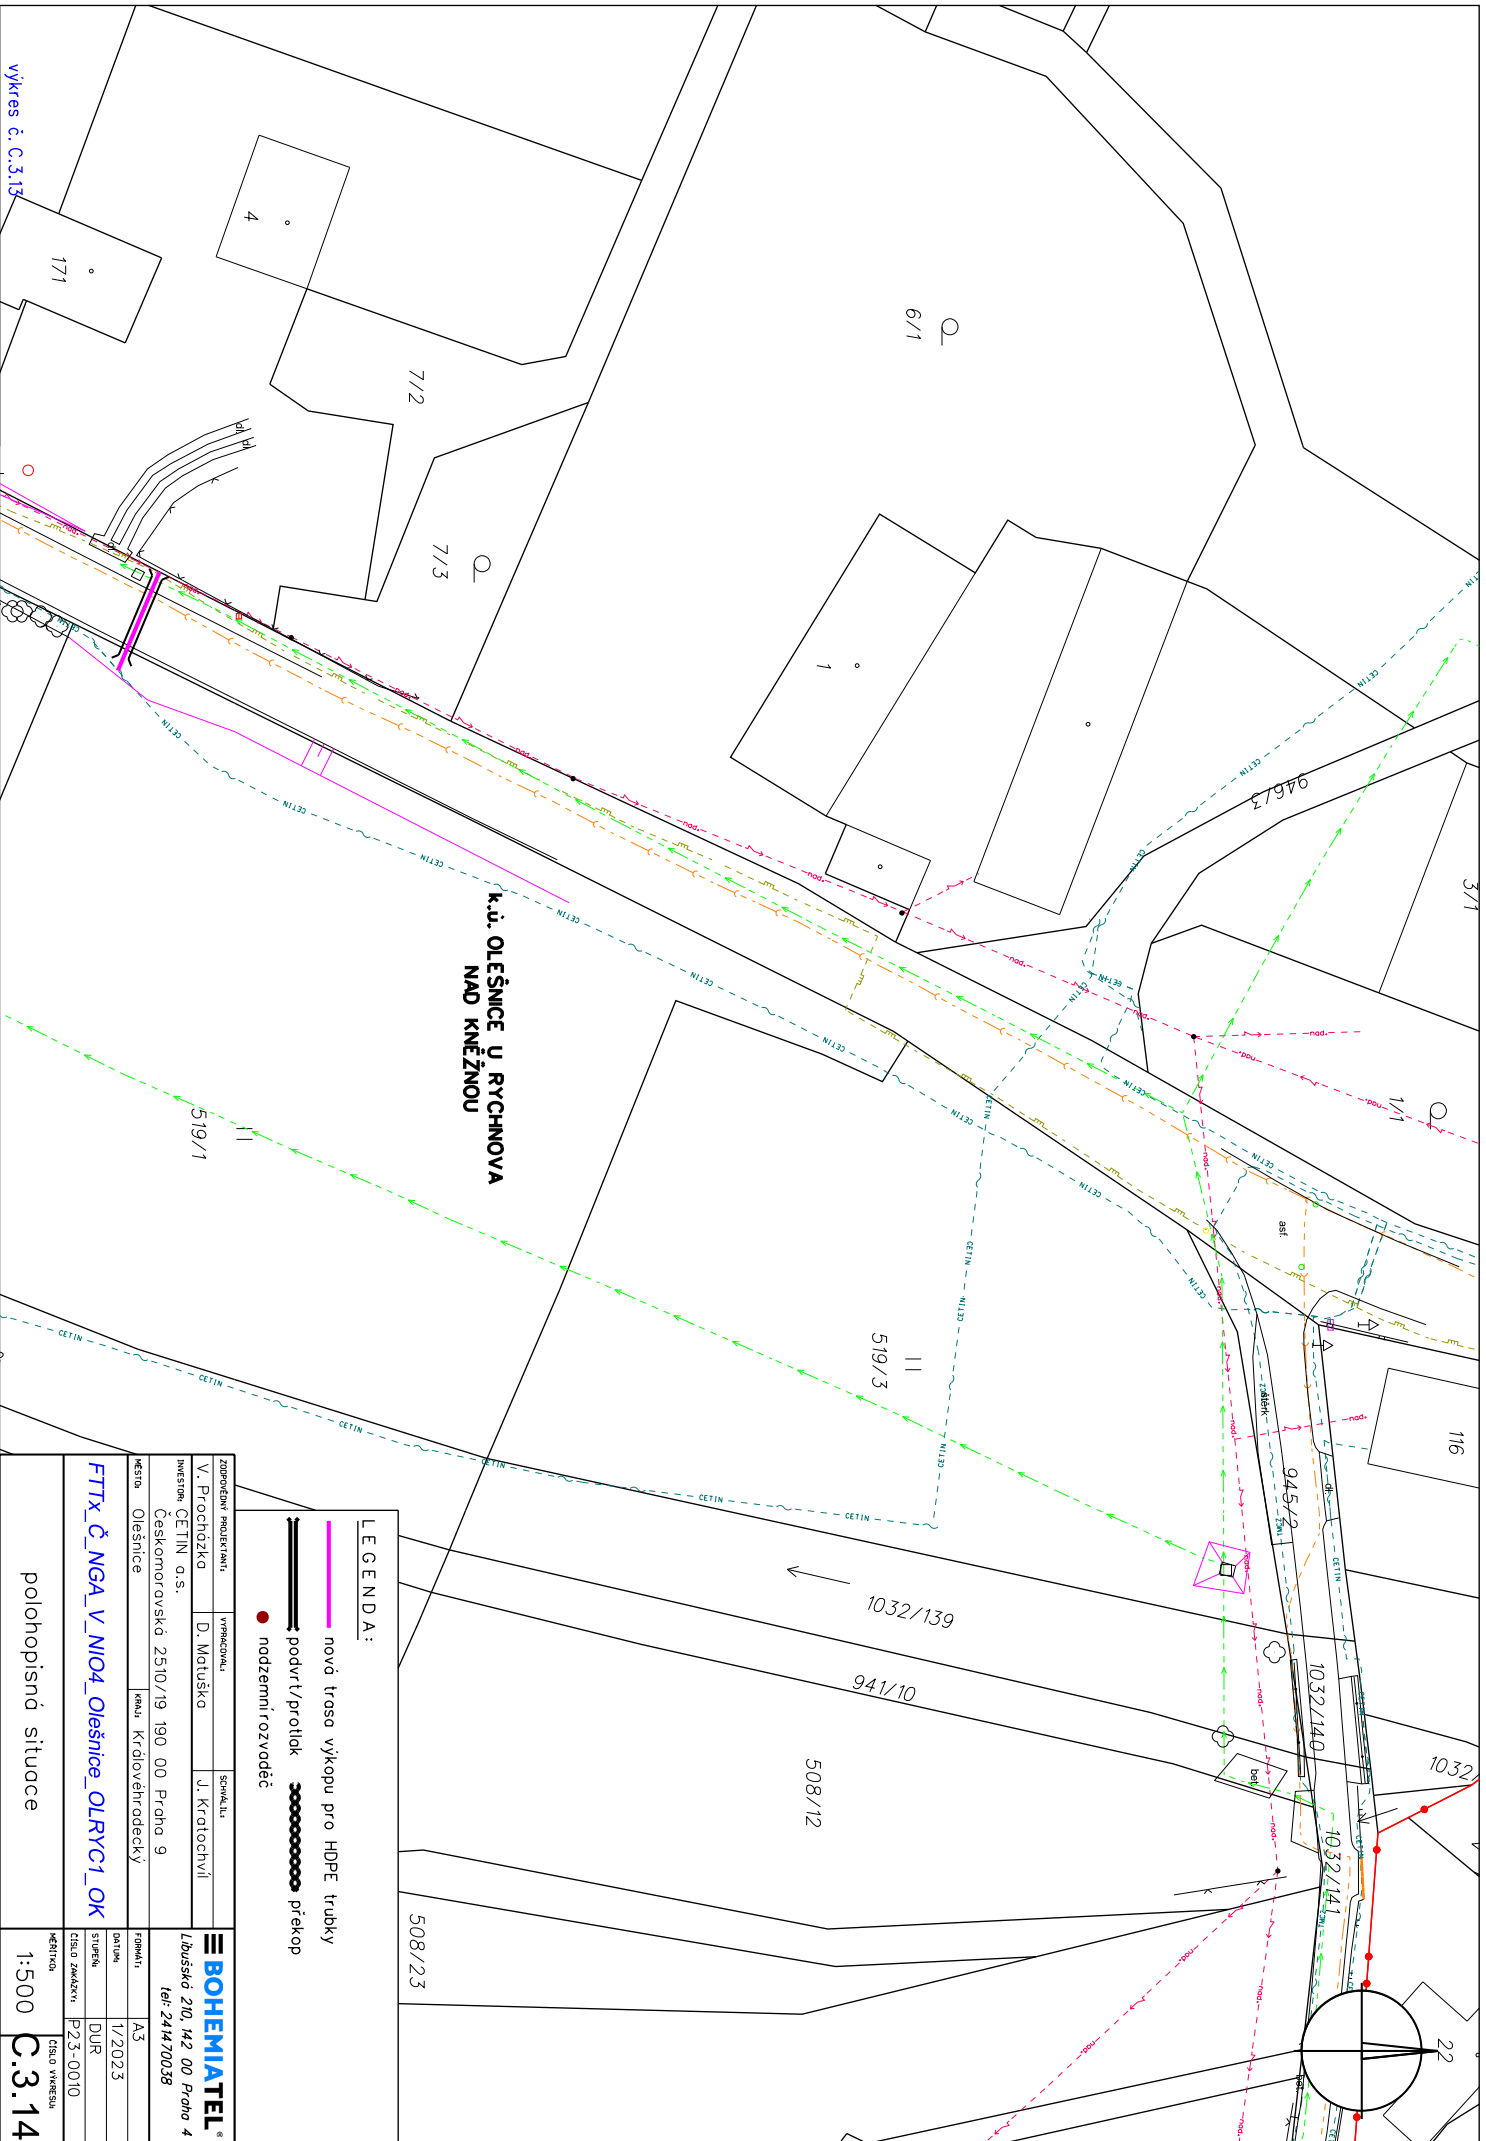

- nová trasa výkopu pro HDPE trubky
- podvrť/protlak překop
- nadzemní rozvaděč


ZODPOVĚDNÝ PROJEKTANT: V. Procházka	VYPRACOVAL: D. Matuška	SCHVÁLIL: J. Kratochvíl	BOHEMIATEL [®] Libušská 210, 142 00 Praha 4 tel: 241470038
INVESTOR: CETIN a.s. Českomoravská 2510/19 190 00 Praha 9			
MĚSTO: Olešnice	KRAJ: Královéhradecký	FORMÁT: A3	DATUM: 1/2023
FTTx_Č_NGA_V_NIO4_Olešnice_OLRYC1_OK		STUPEŇ: DUR	CÍSLO ZAKÁZKY: P23-0010
polohopisná situace		MĚŘÍTKO: 1:500	CÍSLO VÝKRESU: C.3.13



**K.ú. OLEŠNICE U RYCHNOVA
NAD KNĚŽNOU**

LEGENDA:

-  nová trasa výkopu pro HDPE trubky
-  podvrstí/průtlak
-  nadzemní rozvaděč
-  překop

ZADPOŘEDNÍ PROJEKTANTI	VYPRACOVATEL	SPRÁVCE	 BOHEMIATEL® Libušská 210, 142 00 Praha 4 tel: 241470038
V. Procházka	D. Matuška	J. Kratochvíl	
INVESTOR: CETIN a.s. Českomoravská 2510/19, 190 00 Praha 9			Datum: 1/2023 Stupeň: DUR Číslo zakázky: P.23-0010 Číslo výkresu: C.3.14
MĚSTO: Olešnice	KRAJ: Královéhradecký	FORMÁT: A3	
polohopisná situace			MĚŘITVO: 1:500

vykres č. C.3.14